


PŮDORYS - KROV

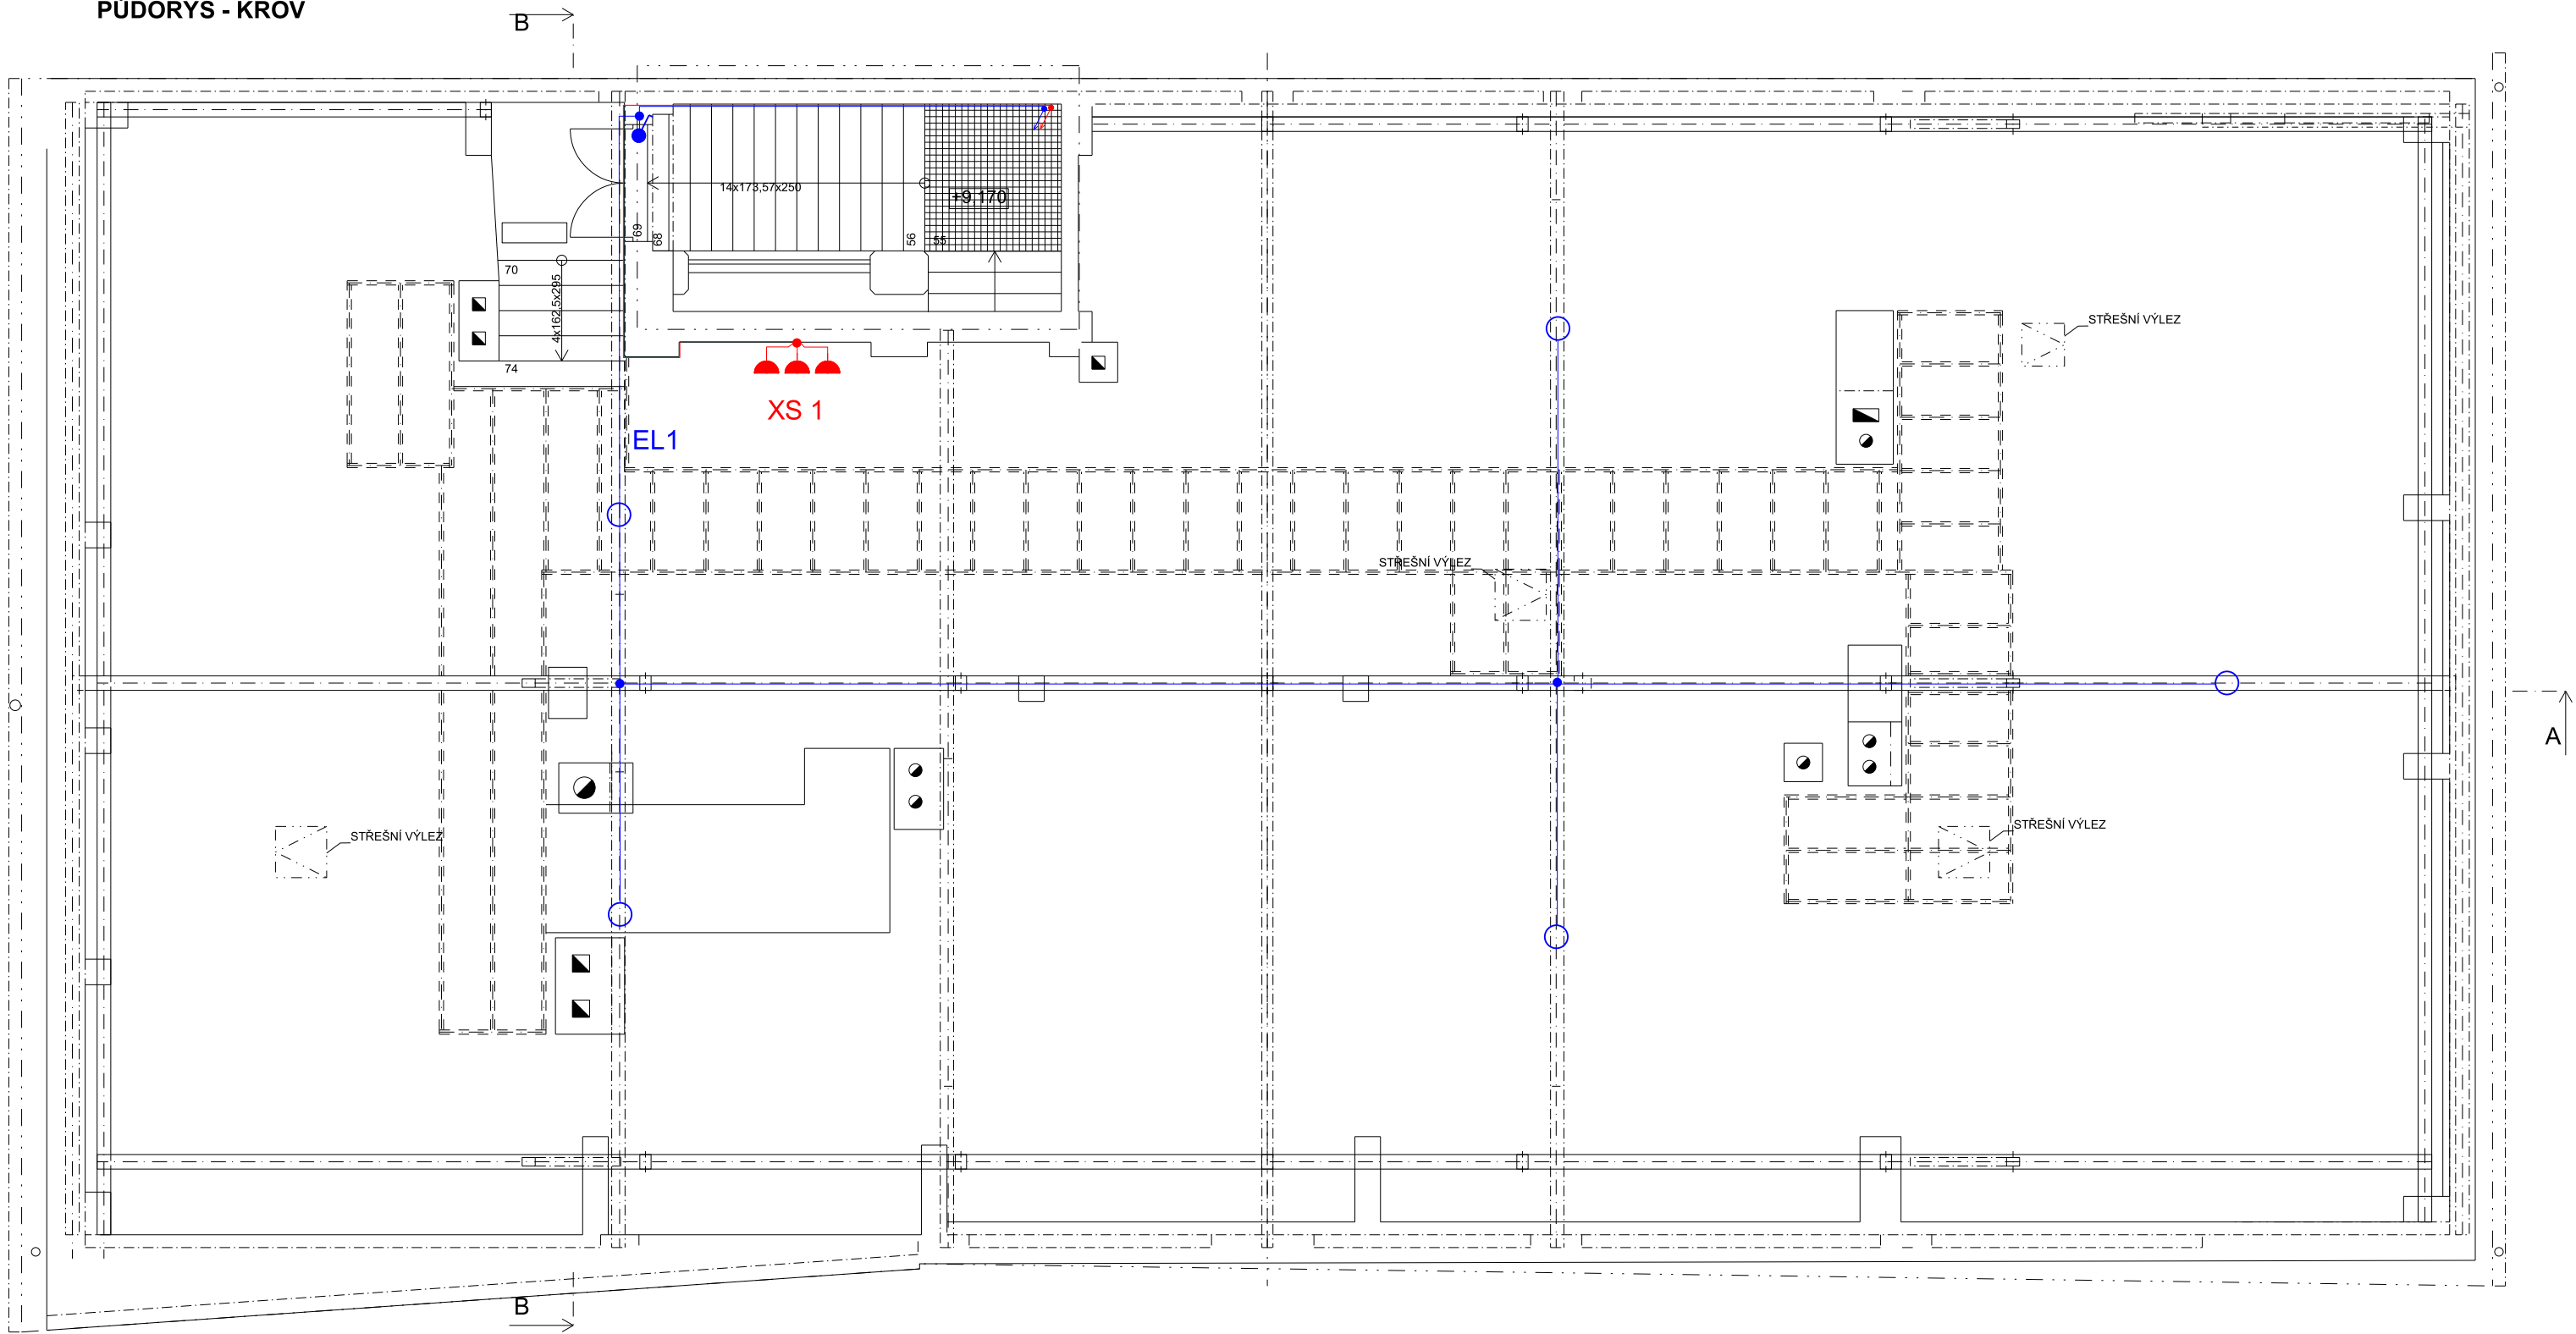

Ochranné opatření: automatické odpojení od zdroje
Základní ochrana: izolací živých částí, přepážkami a kryty.
Ochrana při poruše: ochranným pospojováním a automatickým odpojením v případě poruchy.
Doplňková ochrana: proudovými chrániči a doplňujícím ochranným pospojováním.

Při kladení vedení postupujte dle jednotlivých ustanovení ČSN 33 2000-5-52 ed.2 a ČSN 33 2130 ed.3, čl. 4.1.2 a pro vedení ve zdech dle 7.10.2 - "Instalační zóny pro kladení vedení". Pro instalaci vedení v podlahách a stropěch platí ČSN 37 5245.
Síť: 3PEN AC 50Hz 400/230V, systém TN -C- S

- • Krabice rozbočná, IP 44
- Zásuvka 230V, IP 44
- Jednopólový spínač 10A 250V AC řazení "1" IP 44,
- Svítidlo LED LINEA ROUND, 2500/840, 15,7W, 2010lm, 4000K

Projektant: Libor Jurák, AT 1103711, Ičo: 49572121, li.jurak@seznam.cz Vančurova 8, Nový Jičín, tel. 734 700 306		Autorizační razítko, podpis:		
Kraj: Moravskoslezský	Obec: Nový Jičín			
Investor: Město Nový Jičín, Masarykovo nám. 1/1, 741 01 Nový Jičín				
Akce:	Dům na ulici Masarykovo náměstí 27/16 - oprava havarijního stavu	Účel:	Dokumentace pro stavební povolení	
OBJEKT:	Masarykovo náměstí 27/16	Zakázka č.: 56/24	č. paré	
Část: D.1.2.5 Technika prostředí staveb - Silnoproudá elektrotechnika včetně ochrany před bleskem D.1.2.5 b) Výkresová část		Datum: Srpen 2024		
Obsah:	Elektroinstalace půdy	Měřítko: 1:75	Formát: 4A4	Č. výkresu: D1.2.5. - 02