

ŘEZ 10-10' - Kanalizace - ETAPA 1


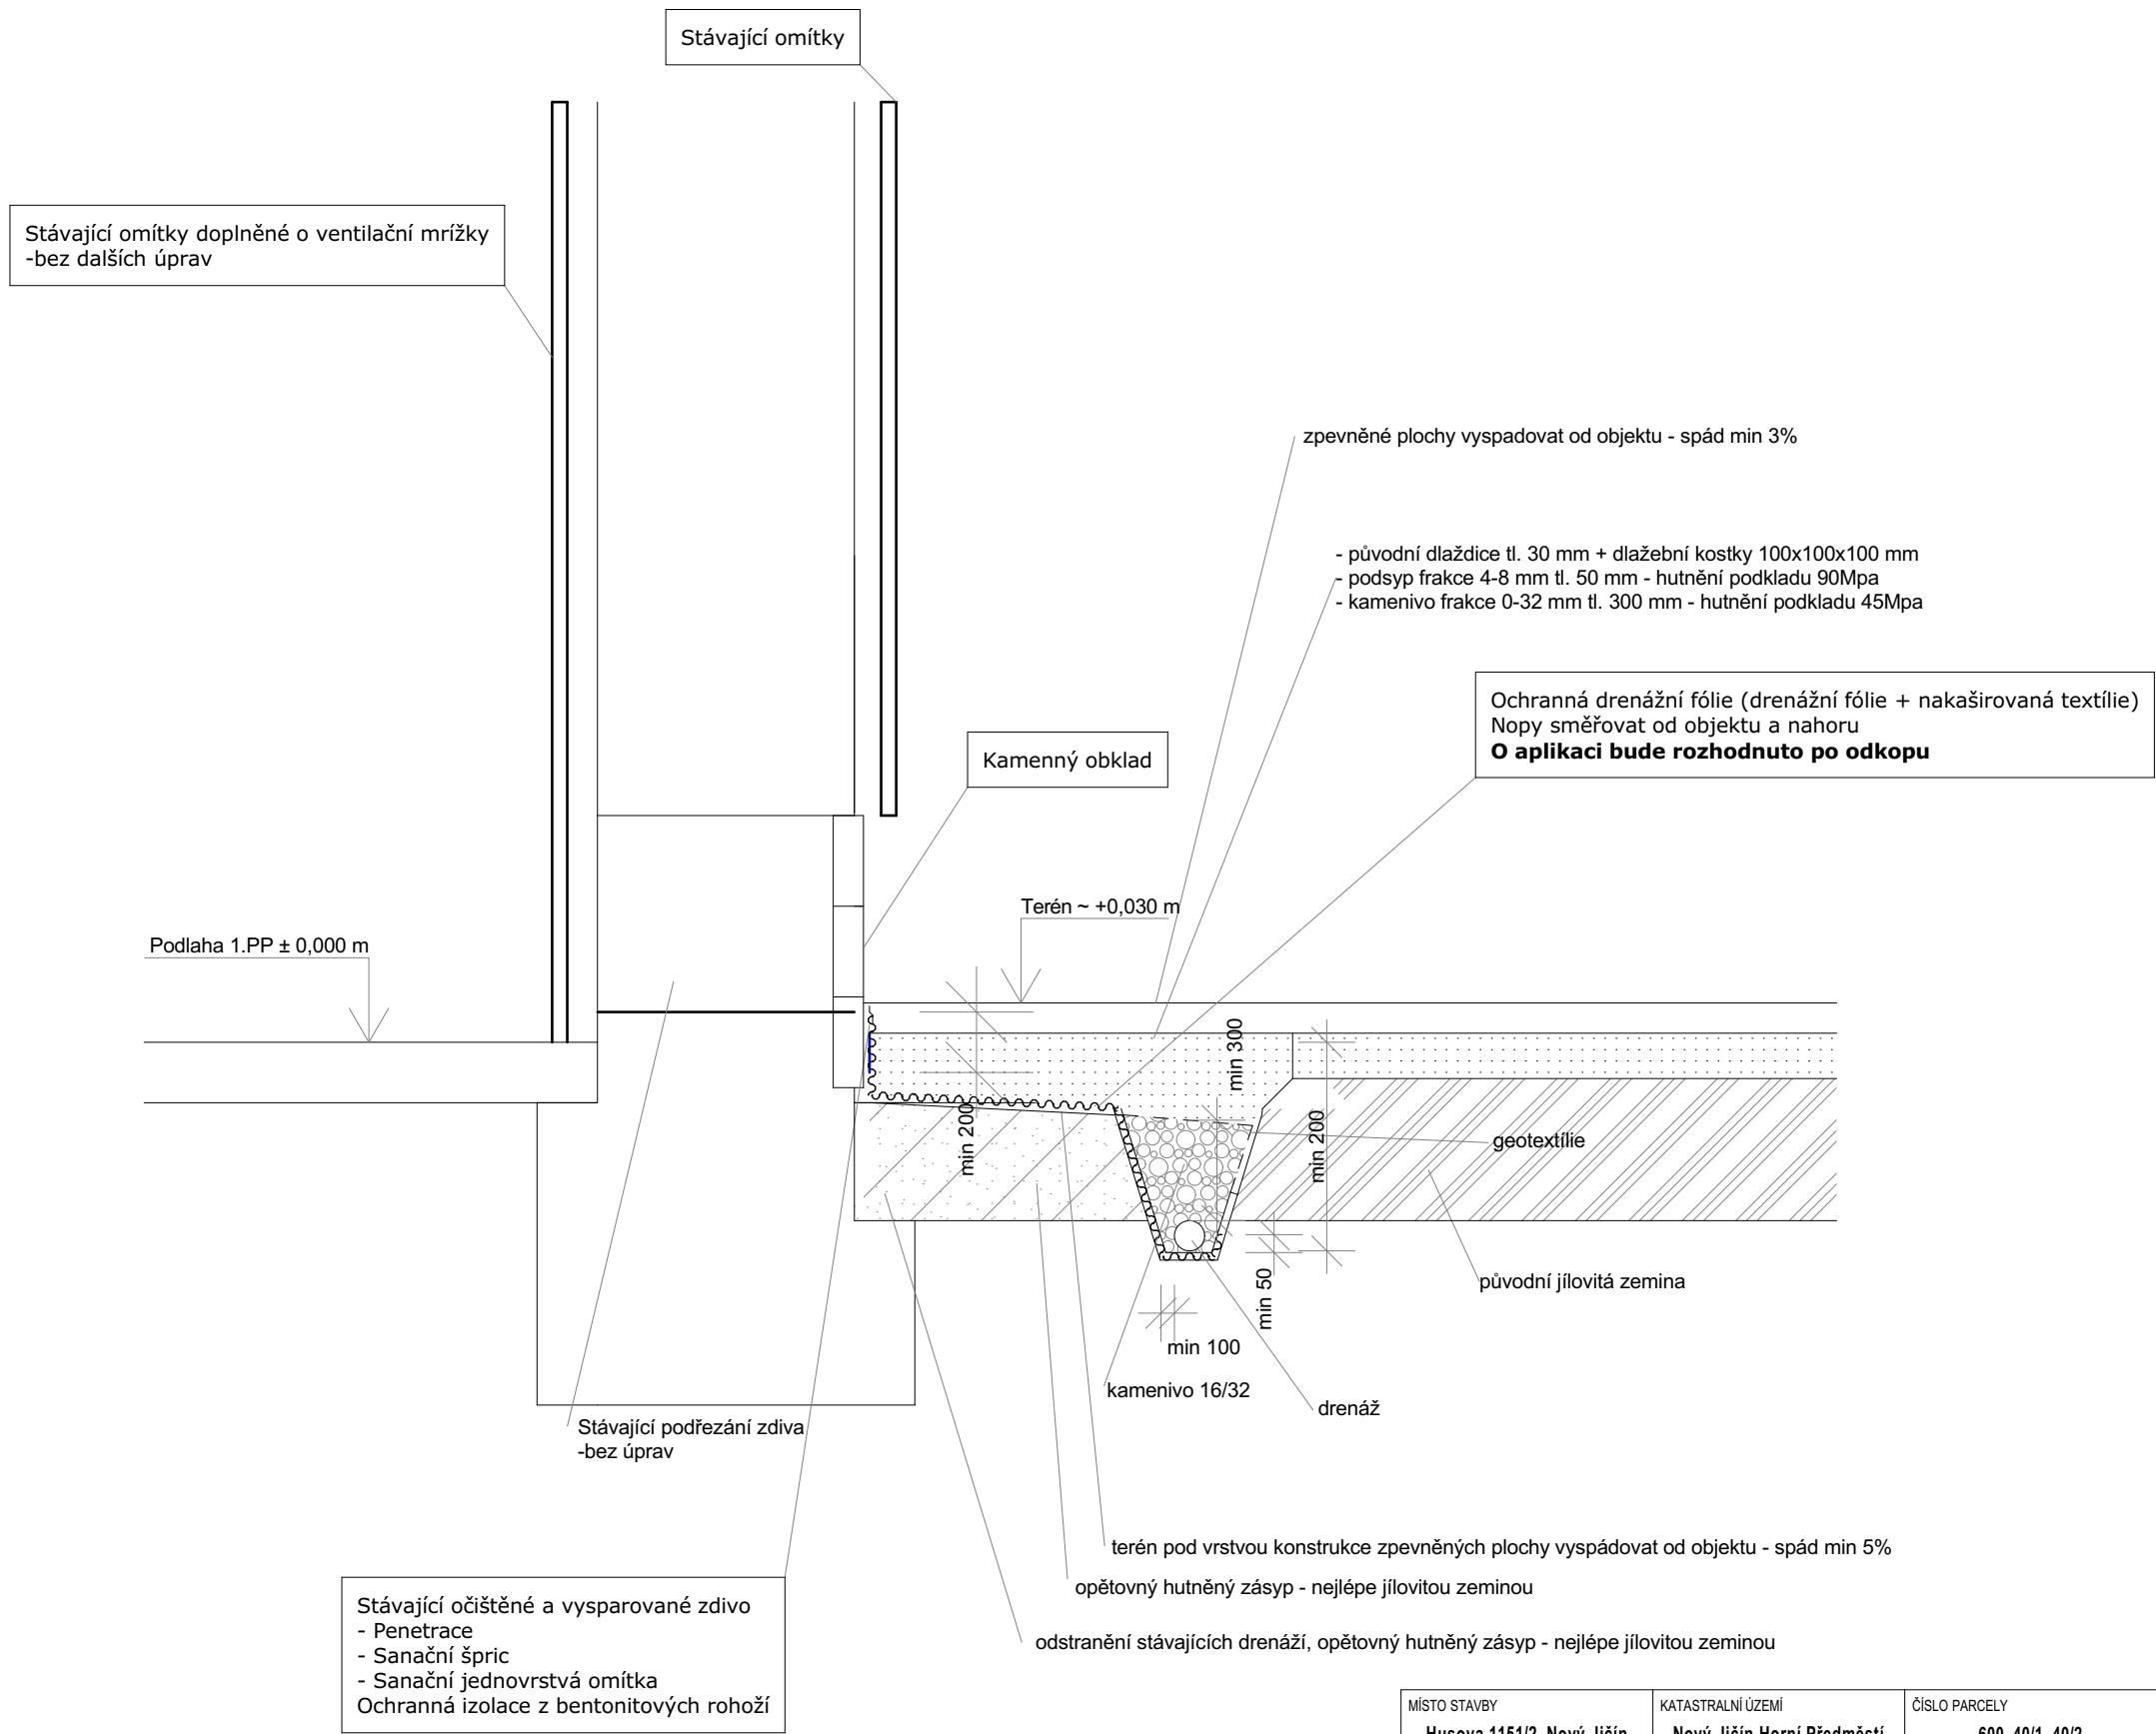


SCHÉMA SITUACE A ETAP

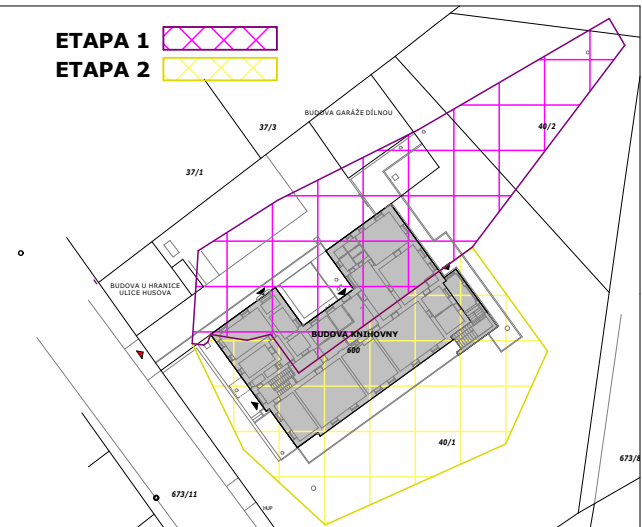

POZNÁMKA:  
-Od hloubky výkopu 1,2 m bude rýha pažena příložným pažením  
-hloubka kanalizace a drenáže viz půdorys opravy kanalizace  
-podrobnější popis skladeb viz technická zpráva

MÍSTO STAVBY	KATASTRALNÍ ÚZEMÍ	ČÍSLO PARCELY
Husova 1151/2, Nový Jičín	Nový Jičín-Horní Předměstí	600, 40/1, 40/2
KOORDINÁTOR PROJEKTU	VYPRACOVAL	ZODPOVĚDNÝ PROJEKTANT
Ing.Toška Václav	Ing.Toška Václav	Ing. Pekarčík Jiří
INVESTOR		
Městské kulturní středisko Nový Jičín, příspěvková organizace Masarykovo náměstí 32/20, 74101 Nový Jičín		
STUPEŇ DOKUMENTACE		
DPS Dokumentace pro provádění stavby		

ING.VÁCLAV TOŠKA  
Zahradní 455, Šenov u Nového Jičína  
tel. 776 393 449  
www.abin.cz  
e-mail.vaclavtoska@abin.cz

STAVBA Sanace a stavební úpravy knihovny v Novém Jičíně

NAZEV VÝKRESU

Řez 10-10'

KOPIE

ČÍSLO ZAKÁZKY  
FORMAT / POČET A4  
DATUM

-  
2  
4/2021

MĚŘÍTKO  
1:25

ČÍSLO VÝKRESU  
11