
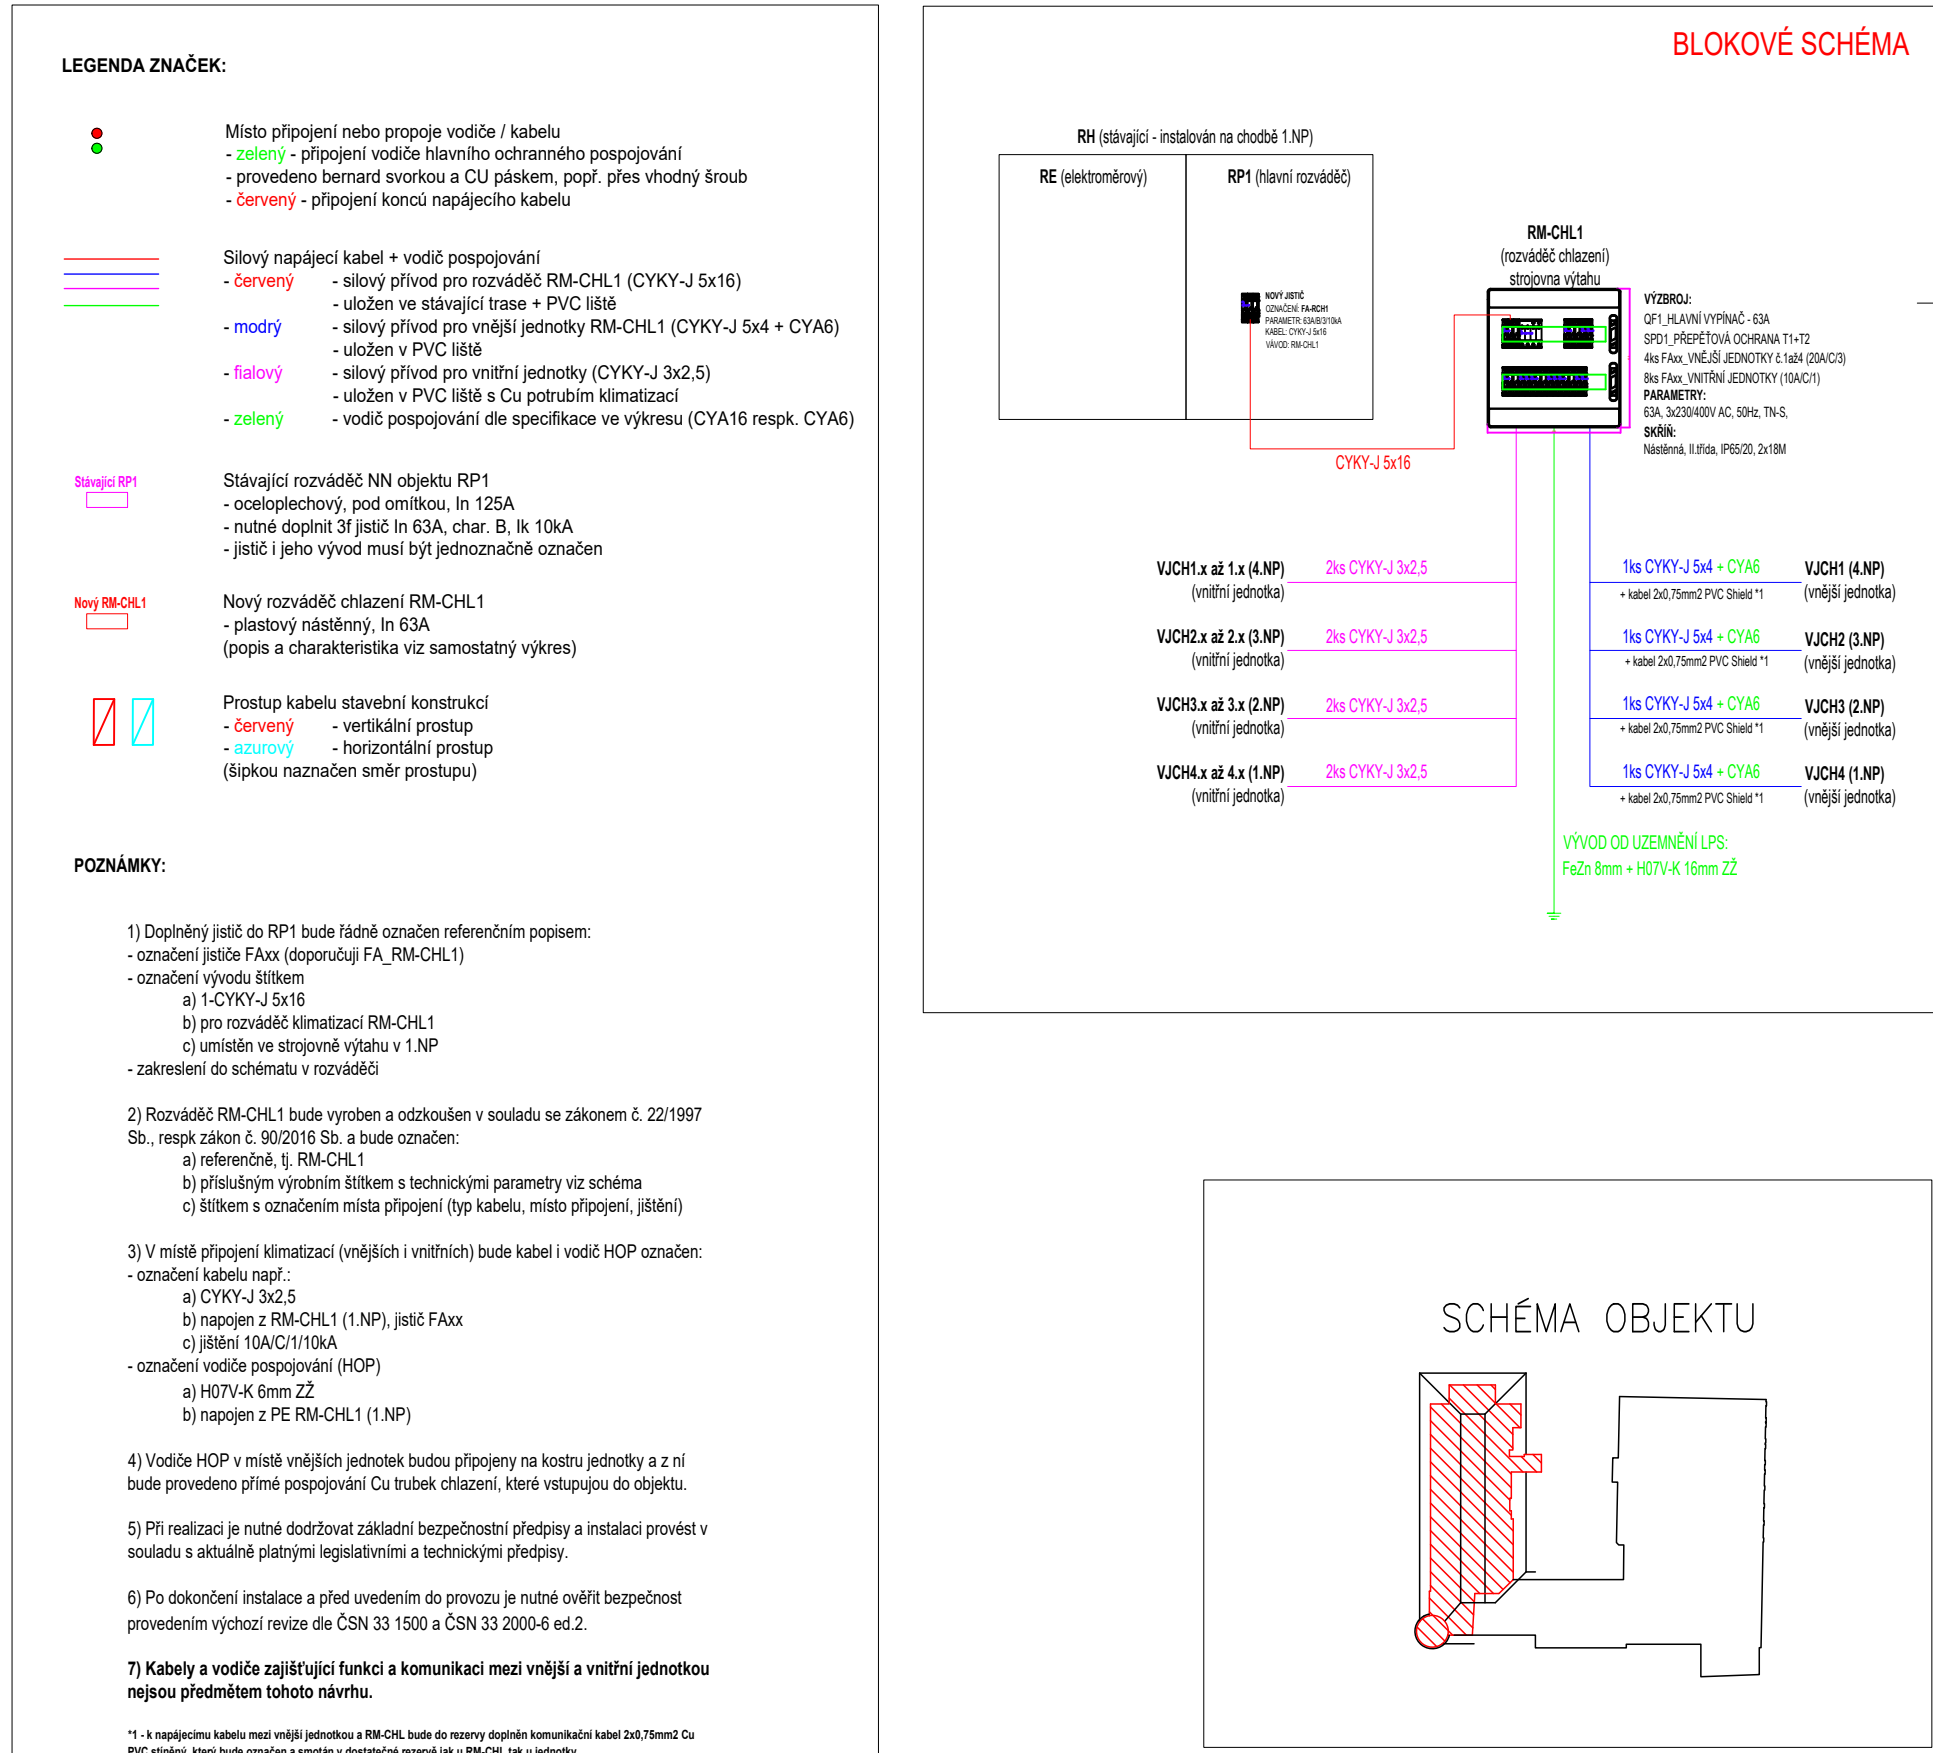


LEGENDA MÍSTNOSTÍ – 4. NP	
OZN.	NÁZEV
300	CHODBA
301	KANCELÁŘ
302	KANCELÁŘ
303	KANCELÁŘ
304	KANCELÁŘ
305	KANCELÁŘ
306	KANCELÁŘ
307	KANCELÁŘ
308	WC
309	ÚKLIDOVÁ KOMORA
310	WC
311	KUCHYŇKA
312	KANCELÁŘ
313	SKLAD
314	KOMORA
315	SKLAD

PŮDORYS 4.NP

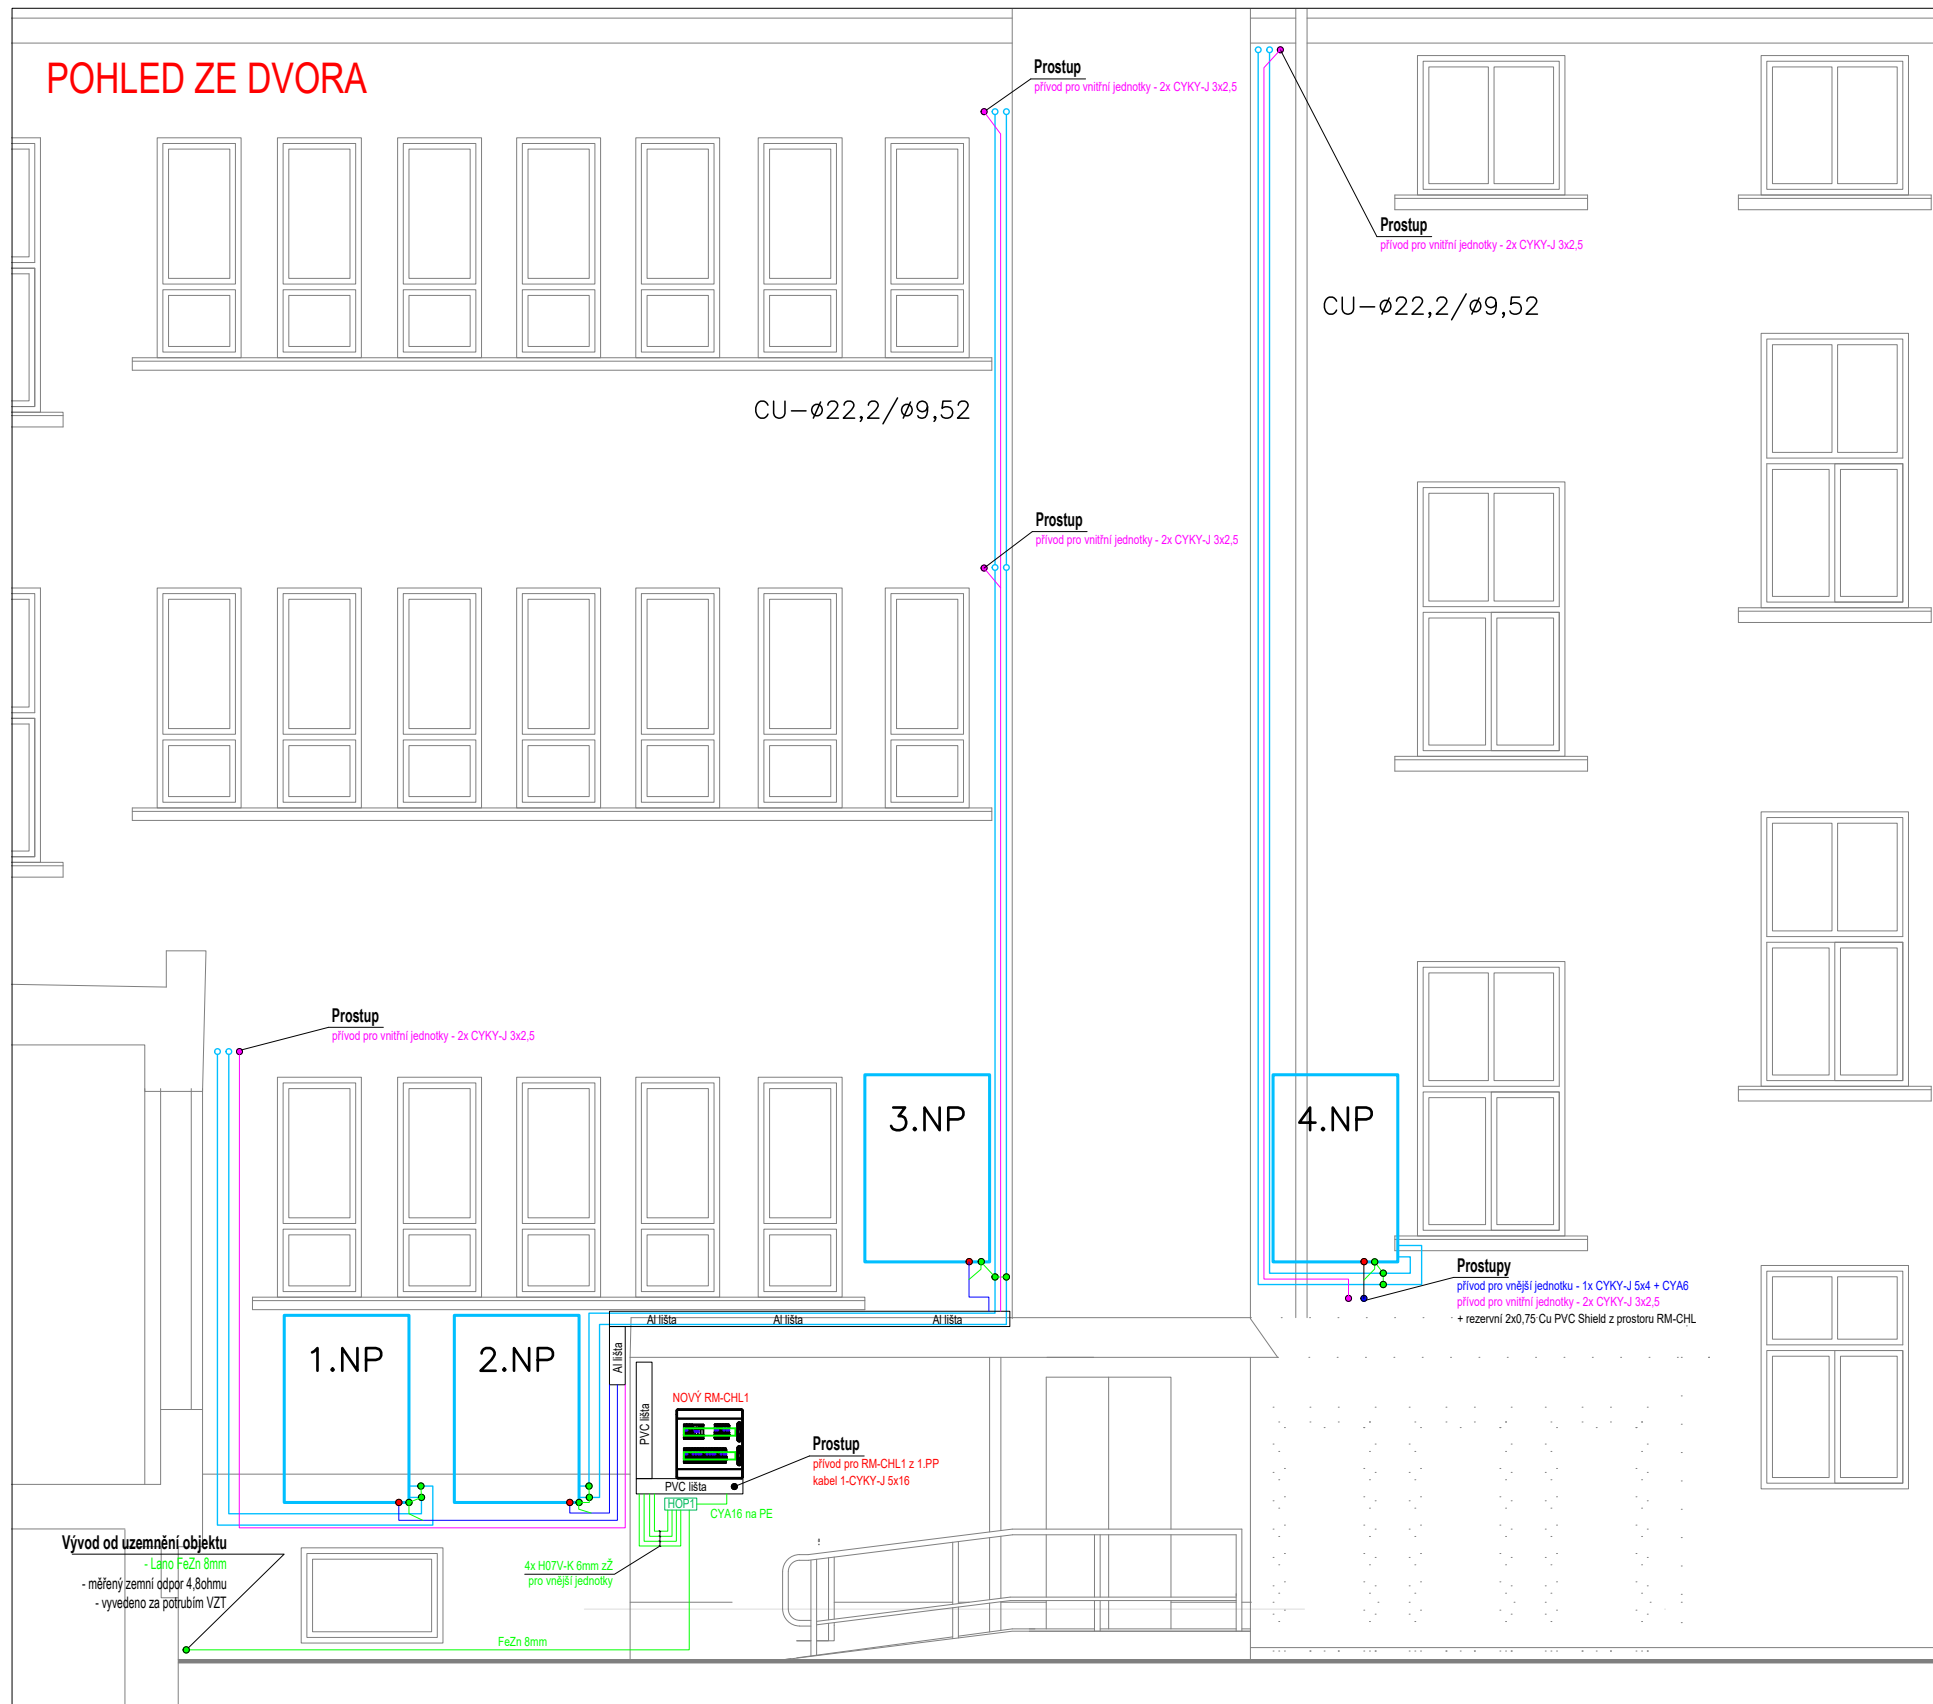

	Základní charakteristiky	
Ochrana před NPDN:	Řešena dle ČSN 33 2000-4-41 ed.3 a) základní - vývody, přepážky izolace b) porucha - automatické odpojení od zdroje c) doplněná - pospojováním	
Soustava:	TN-C-S, 3x400/230V AC, 50Hz, 3L+PEN/NPE	
Cílové publikum:		
Výpracoval: <i>designer</i>	Jan Doležalík <i>architect</i>	Bc. Jan Doležalík <i>architect</i>
Coopodvědný projektant <i>HPI / senior designer</i>	Zakázka: Roman Chmelař, Divadelní 9 Elektro - Bc. Jan Doležalík, GB ELEKTROSERVIS, spol. s r.o.	GB ELEKTROSERVIS, spol. s r.o. Rybnická 247/26, 741 01 Nový Jičín www.gbелектросервис.cz / 556 709 532
Investor <i>contracting authority</i>	MĚSTO NOVÝ JIČÍN Masarykovo náměstí 1/1, 741 01 Nový Jičín	Datum 12/2019
Místo stavby / projektu <i>building site</i>	Objekt městského úřadu na ul. Lidická 1413/4, 741 01 Nový Jičín	Zákazka <i>commission</i>
Alice <i>project</i>	Klimatizace kanceláří - městský úřad, Masarykovo náměstí 1/1, 741 01 NJ	Stupeň PD <i>pride stage</i>
Název výkresu <i>drawing title</i>	Silnoproudá elektroinstalace - SITUACE 4.NP	DPS <i>sheet no.</i>
		Mřížová <i>scale</i>
		1:50
		8xA4
		Číslo výkresu <i>annex number</i>
		D1.4.B / 06