


PŪDORYS 2.NP

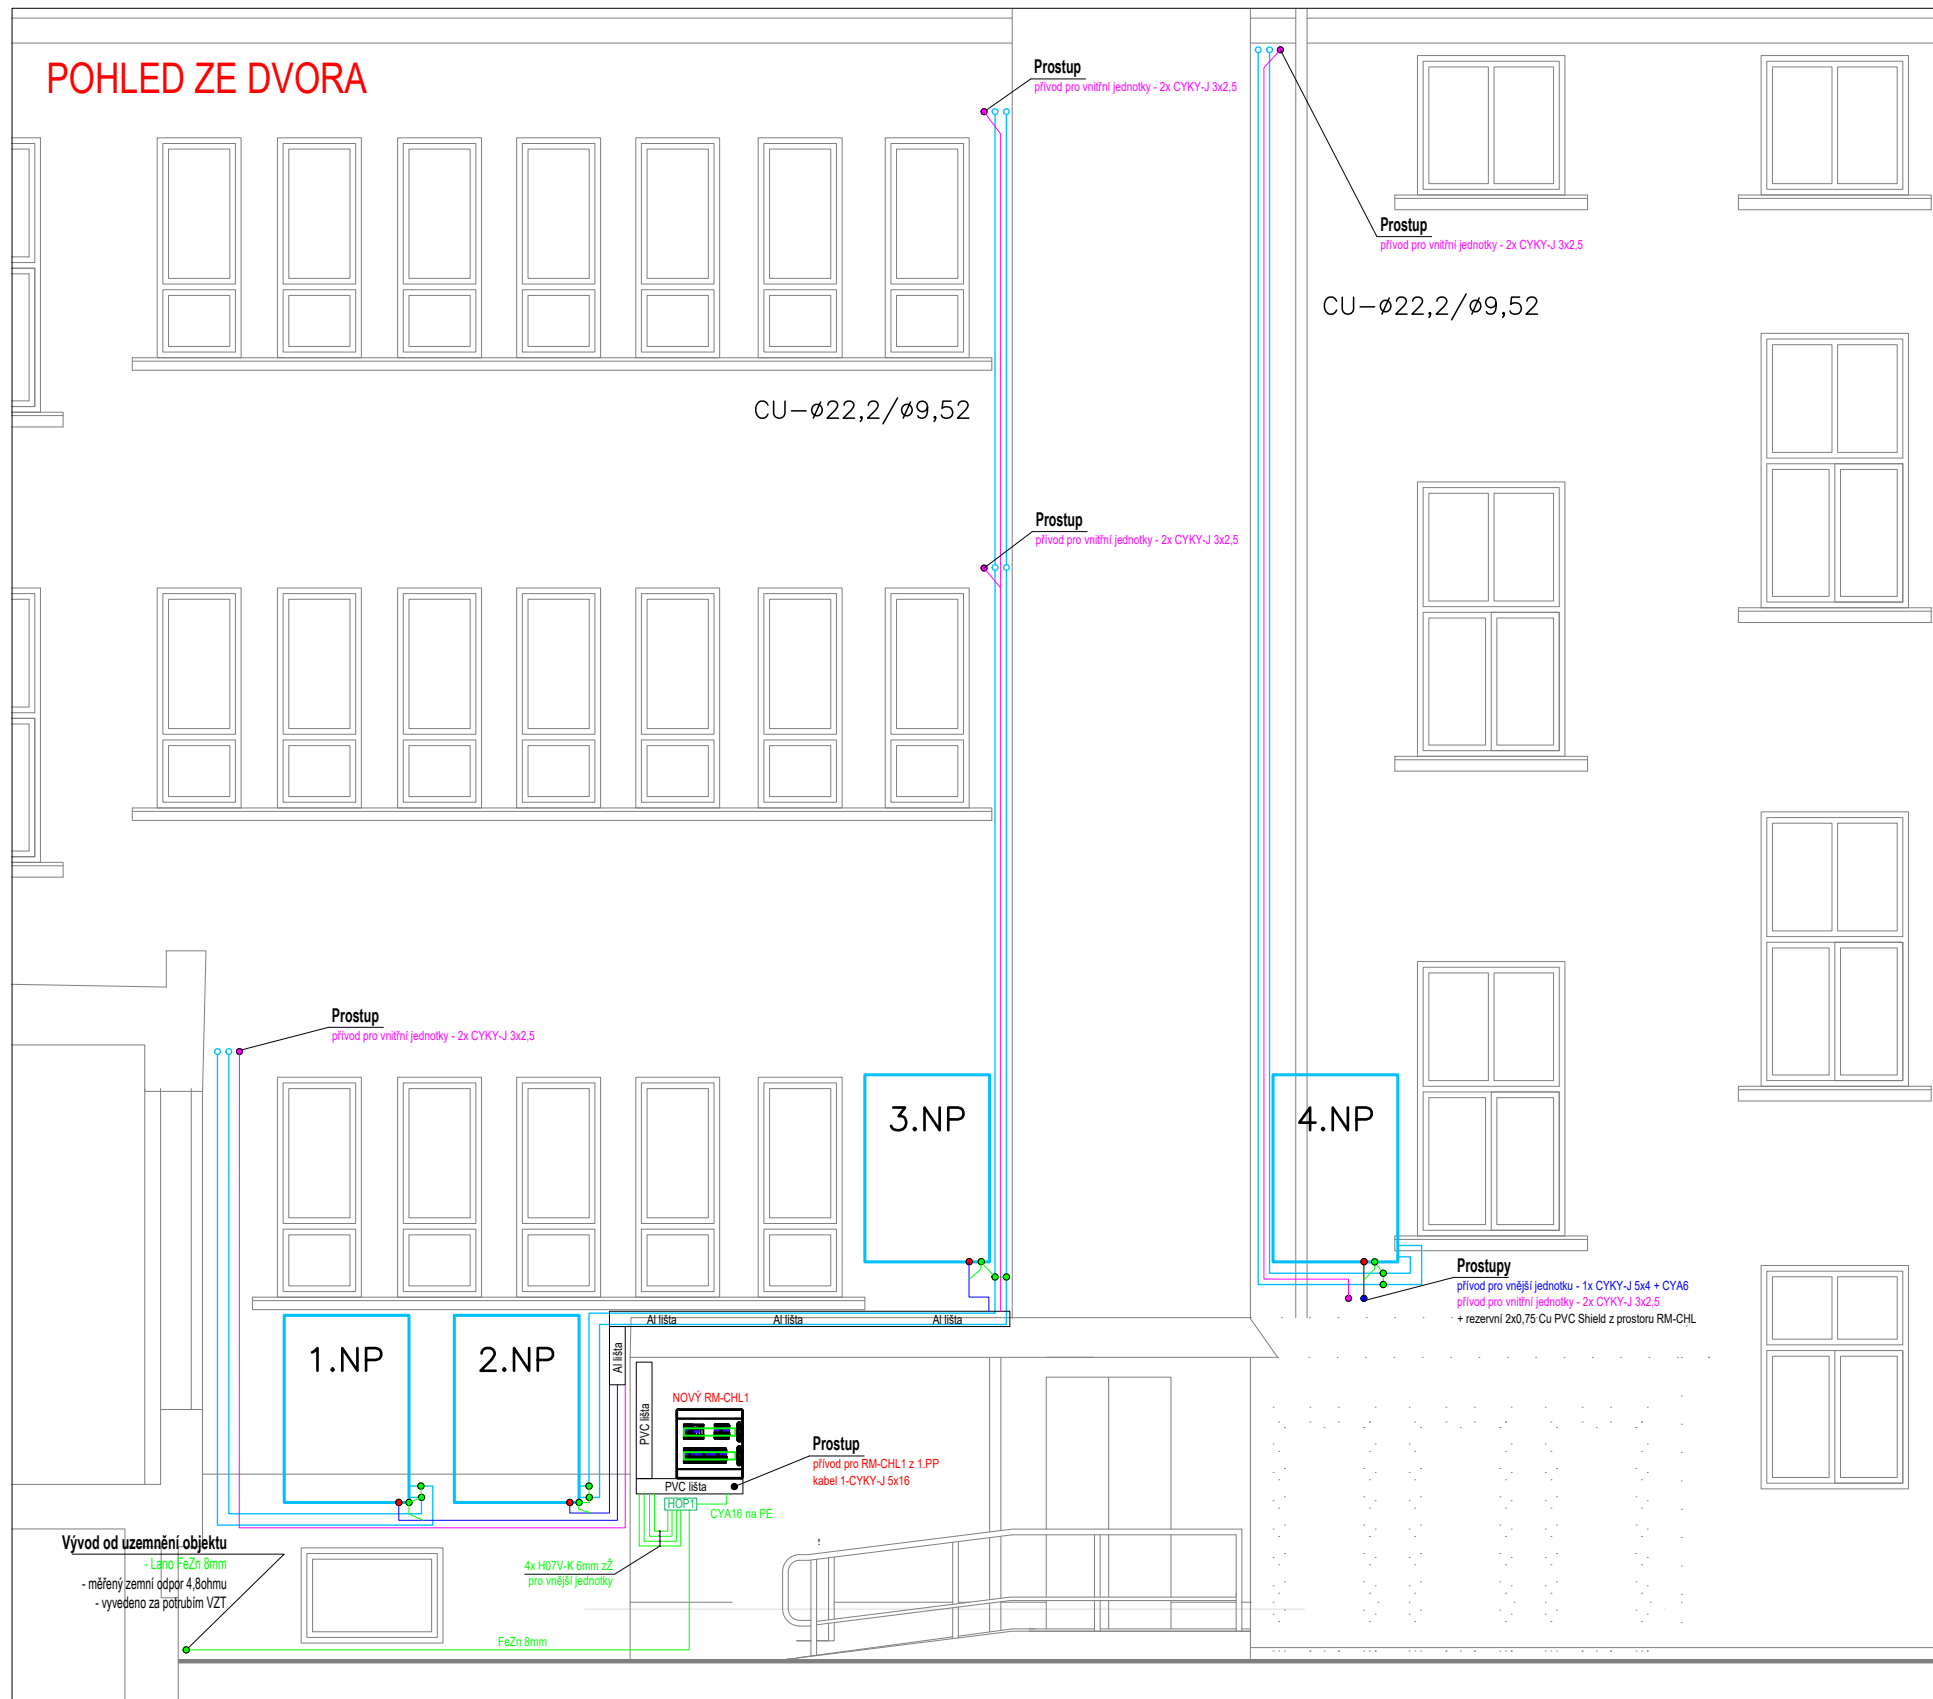

POHLED ZE DVORA

LEGENDA MÍSTNOSTÍ – 2. NP	
OZN.	NÁZEV
001	KANCELÁŘ
002	KANCELÁŘ
003	KANCELÁŘ
004	KANCELÁŘ
005	WC MUŽI
006	TECHNICKÁ MÍSTNOST
007	KUCHYŇKA
008	SPOISOVNA
009	KANCELÁŘ
009A	KANCELÁŘ
010	KANCELÁŘ
011	KANCELÁŘ
012	KANCELÁŘ
013	KANCELÁŘ
014	KANCELÁŘ
015	ÚKLIDOVÁ MÍSTNOST
016	CHODBA
000	VESTIBUL
100.01	VEŠTIBUL
100.02	KANCELÁŘ
100.03	ZASEDACÍ MÍSTNOST
100.04	PŘEDSÍNÍ
100.05	WC BEZBARIÉROVÉ
100.06	WC ŽENY
100.07	WC CHODBA
100.08	WC MUŽI
100.09	WC MUŽI
101	TECHNICKÁ MÍSTNOST
102	KANCELÁŘ
103	KANCELÁŘ
104	KANCELÁŘ
105	KANCELÁŘ
106	KANCELÁŘ
107	KANCELÁŘ
108	KANCELÁŘ
109	KANCELÁŘ
110	KANCELÁŘ
111	KANCELÁŘ
112	KANCELÁŘ
113	KANCELÁŘ
114	KUCHYŇKA
115	KOUPELNA
116	WC
117	ÚKLIDOVÁ MÍSTNOST
118	TECHNICKÁ MÍSTNOST
119	KANCELÁŘ
120	SCHODY
121	CHODBA

BLOKOVÉ SCHÉMA


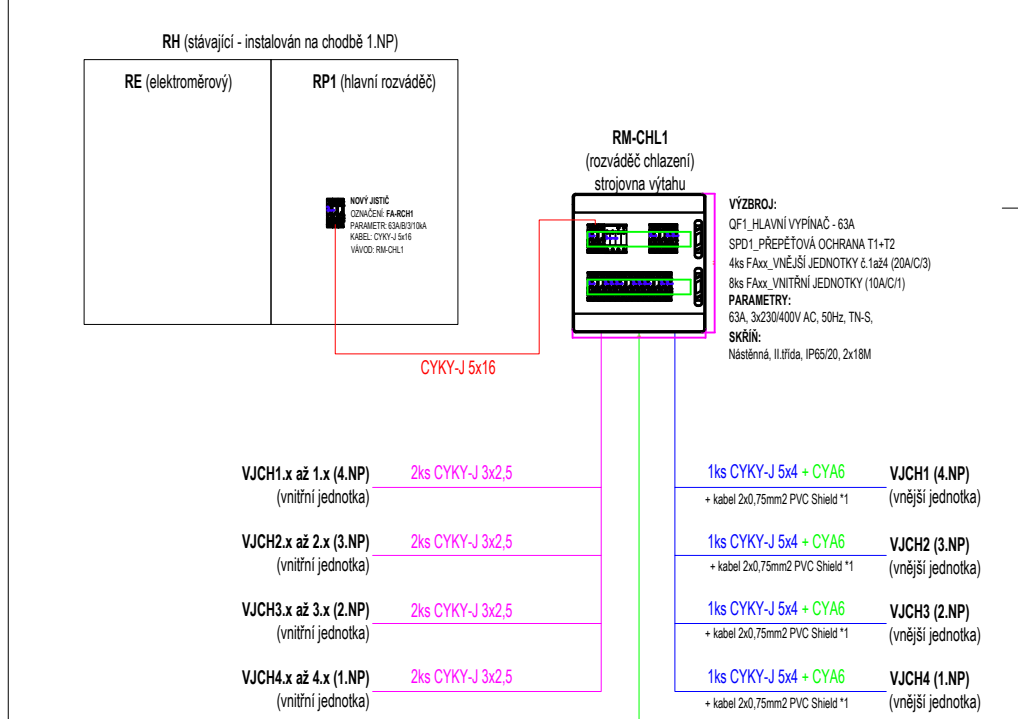


SCHÉMA OBJEKTU

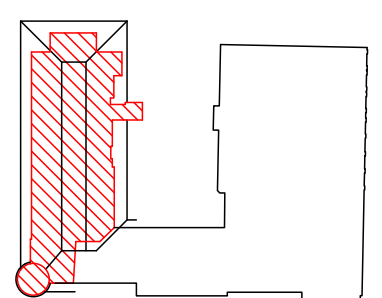

Ochrana před NDN:		Základní charakteristiky Řešena dle ČSN 33 2000-4-41 ed.3 a) základní - výhy, přepážky izolace b) porucha - automatické odpojení od zdroje c) doplněná - pospojováním	
Soustava:		TN-C-S, 3x400/230V AC, 50Hz, 3L + PEN/NPE	
Vypracoval: J. Jan Doležalík Odpovědný projektant: Ing. J. Jan Doležalík Investor: Město Nový Jičín contracting authority		Zpracoval: Ing. J. Jan Doležalík  GB ELEKTROSERVIS, spol. s r.o. Rybnícká 247/26, 741 01 Nový Jičín www.gbELEKTROSERVIS.cz / 556 709 532	
Místo stavby / projektu building site		Datum dat:	
Objekt městského úřadu na ul. Lidická 1413/4, 741 01 Nový Jičín		12/2019	
Projekt		Zákazka číslo:	
Klimatizace kancelář - městský úřad, Masarykovo náměstí 1/1, 741 01 N.J.		52-2019	
Název výkresu drawing title		Stupeň PD project stage DPS 1:50 měřítko scale	
Silnoproudé elektroinstalace - SITUACE 2.NP		číslo výkresu annex number D1.4 B / 04	