



naše značka
5003050250
vyřizuje
Ing. Petra Vítková
e-mail
technici@gasnet.cz
datum
30.04.2024

KAPEGO projekt s.r.o.
28. října 1142/168
70900 Ostrava

Věc:

„Podzemní kontejnery v Novém Jičíně – I. etapa (rok 2023) – stanoviště Na Lani 228“

K.ú. - p.č.: Loučka u Nového Jičína

Stavebník: Město Nový Jičín, Masarykovo nám. 1/1, 74101 Nový Jičín

Účel stanoviska: Povolení stavby - stavební režim (ÚR+SP)

GasNet, s.r.o., jako provozovatel distribuční soustavy (PDS) a technické infrastruktury, zastoupený GasNet Služby, s.r.o., vydává toto stanovisko:

V zájmové lokalitě se nachází stávající NTL plynovodní vedení, které nebude dle předložené situace výše uvedenou stavbou dotčeno - se stavbou souhlasíme bez připomínek.

V rozsahu této stavby souhlasíme s povolením stavby dle zákona 183/2006 Sb. ve znění pozdějších předpisů. Tento souhlas platí pro územní řízení, řízení o územním souhlasu, veřejnoprávní smlouvy pro umístění stavby, zjednodušené územní řízení, ohlášení, stavební řízení, společné územní a stavební řízení, vodoprávní řízení, veřejnoprávní smlouvu o provedení stavby nebo oznámení stavebního záměru s certifikátem autorizovaného inspektora.

Pokud se stane stanovisko v době své platnosti součástí rozhodnutí stavebního úřadu (bude citována naše značka stanoviska), prodlužuje se jeho platnost o dobu platnosti rozhodnutí stavebního úřadu.

V zájmovém území se mohou nacházet plynárenská zařízení jiných vlastníků či správců, případně i dlouhodobě nefunkční/neprovozovaná plynárenská zařízení bez dostupných informací o jejich poloze a vlastnictví.

Platí pouze pro území vyznačené v příloze tohoto stanoviska a to 24 měsíců ode dne jeho vydání.

V případě dotčení pozemku v majetku společnosti GasNet, s.r.o. je třeba dále projednat smluvní vztah k tomuto pozemku. Kontakt na projednání naleznete na adrese www.gasnet.cz/cs/kontaktni-system/, činnost "Smluvní vztahy - pozemky a budovy plynárenských zařízení".

GasNet Služby, s.r.o.

Plynárenská 499/1 · Zábřovice · 602 00 Brno · T 555 90 10 10 · www.gasnet.cz

IČ: 27935311 · DIČ: CZ27935311

Zápis do obchodního rejstříku: Krajský soud v Brně, sp. zn. C 57165, dne 26. 7. 2007

Certificate of incorporation: Regional Court in Brno, ref. number C 57165, on 26th July 2007

Zákaznická linka GasNet 555 90 10 10, info@gasnet.cz, www.gasnet.cz




Za správnost a úplnost dokumentace předložené s žádostí včetně jejího souladu s platnými předpisy plně zodpovídá její zpracovatel. Stanovisko nenahrazuje případná další stanoviska k jiným částem stavby.

V případě další korespondence nebo jednání (např. změna stavby) uvádějte naši značku - 5003050250 a datum tohoto stanoviska. Kontakty jsou k dispozici na <https://www.gasnet.cz/cs/kontaktni-system/>.

GasNet, s.r.o.
zastoupená společností GasNet Služby, s.r.o., IČ 27935311
Ing. Petra Vítková
Technik externích požadavků-Morava
Oddělení zpracování ext.požadavků-Morava


Přílohy: Orientační zakres plynárenského zařízení, Detailní zakres plynárenského zařízení, Ověřená příloha žadatele

Provozovatel DS: GasNet, s.r.o.; Stavebník: Město Nový Jičín , Masarykovo nám. 1/1 , 74101 Nový Jičín. K.ú.: Loučka u Nového Jičína.

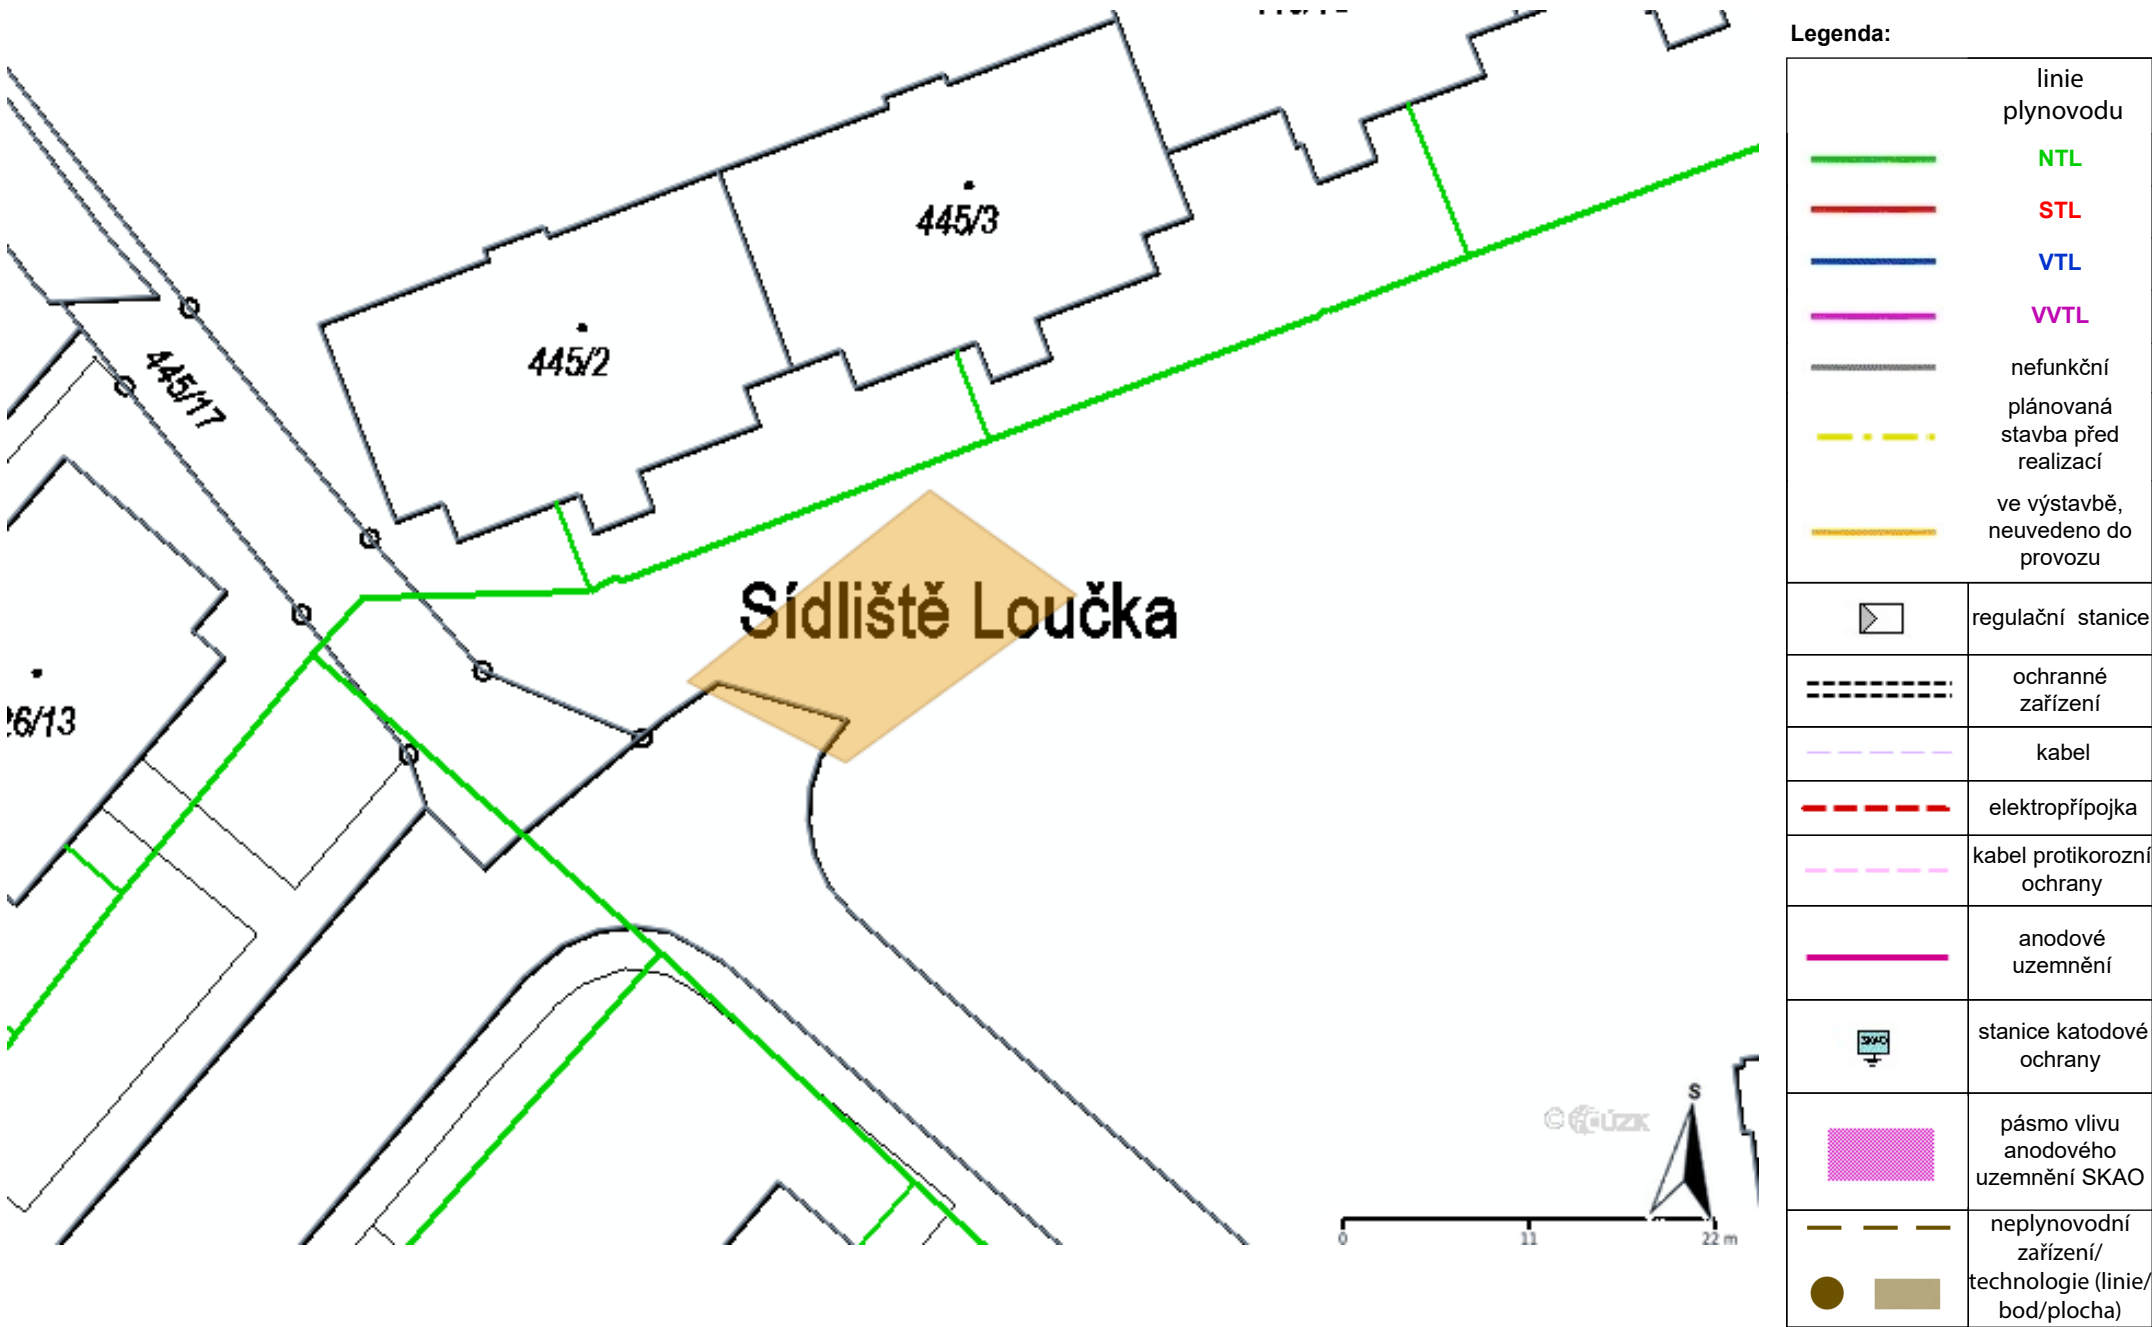


Příloha: Detailní zakres plynárenského zařízení. Tato příloha je nedílnou součástí stanoviska č. 5003050250 ze dne 30.04.2024.

Provozovatel DS: GasNet, s.r.o.; Stavebník: Město Nový Jičín , Masarykovo nám. 1/1 , 74101 Nový Jičín. K.ú.: Loučka u Nového Jičína.

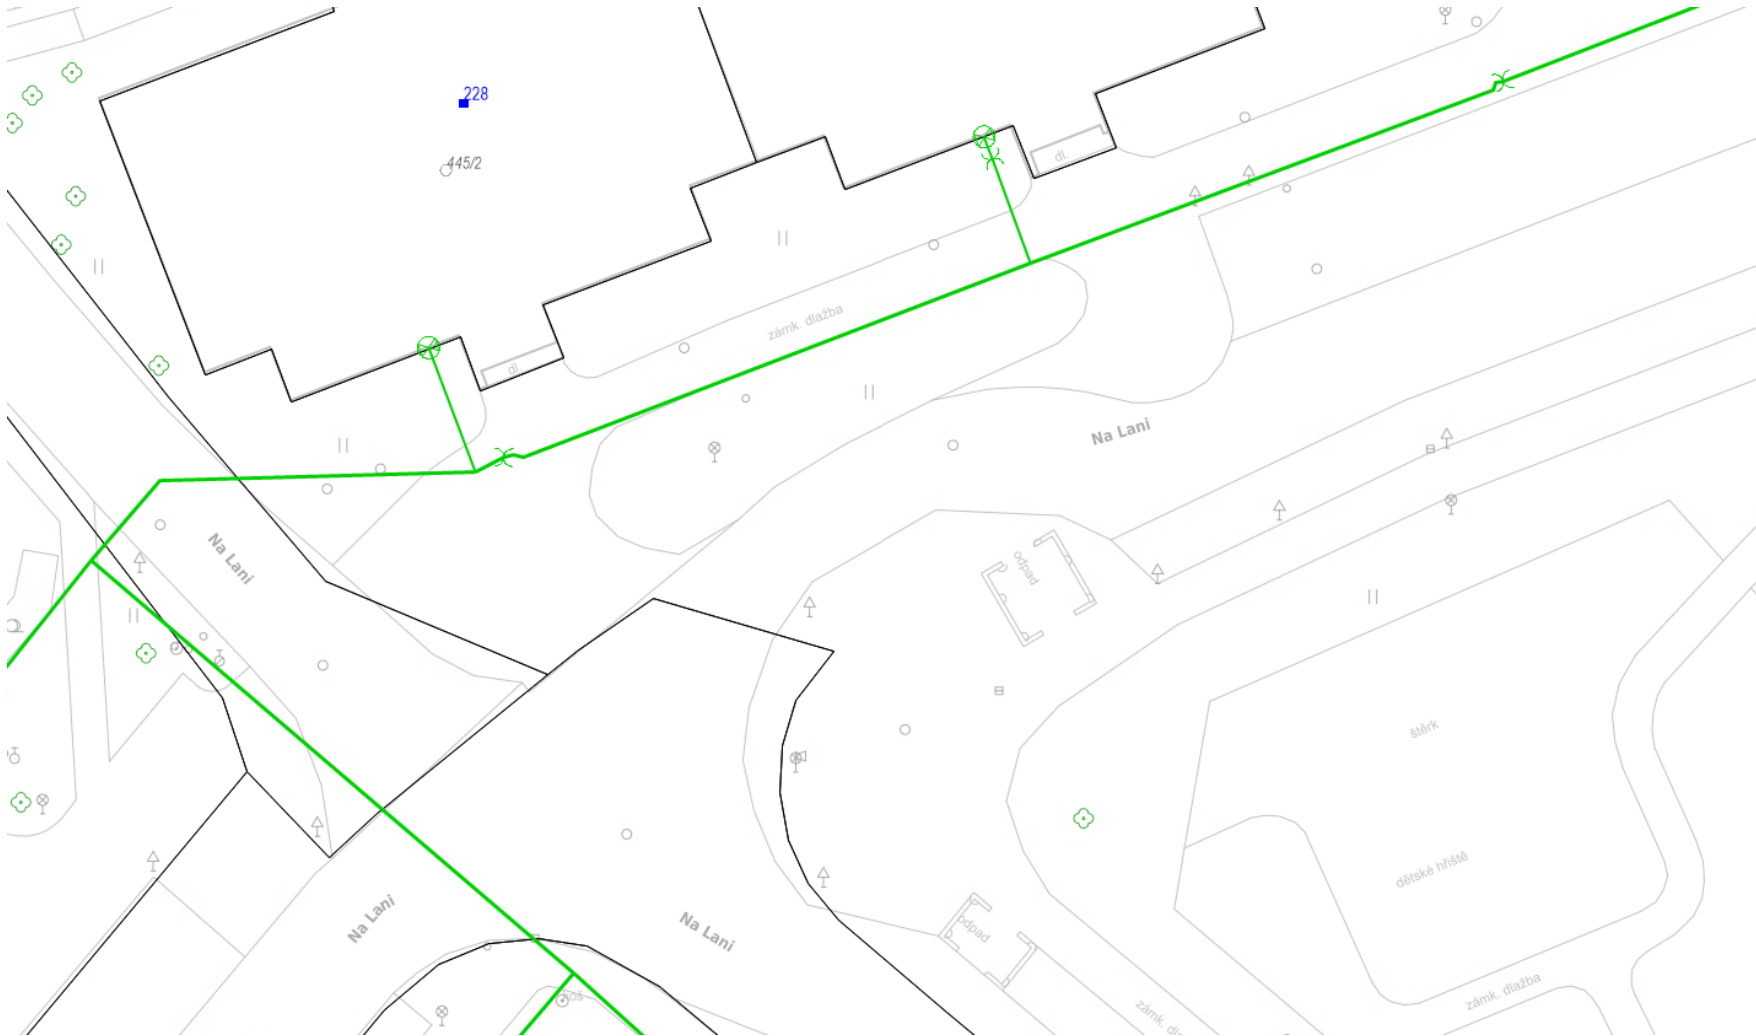

Legenda:	
linie plynovodu	
	NTL
	STL
	VTL
	WTL
	nefunkční
	plánovaná stavba před realizací
	ve výstavbě, neuvedeno do provozu
	regulační stanice
	ochranné zařízení
	kabel
	elektropřípojka
	kabel protikorozní ochrany
	anodové uzemnění
	stanice katodové ochrany
	pásmo vlivu anodového uzemnění SKAO
	neplynovodní zařízení/technologie (linie/bod/plocha)

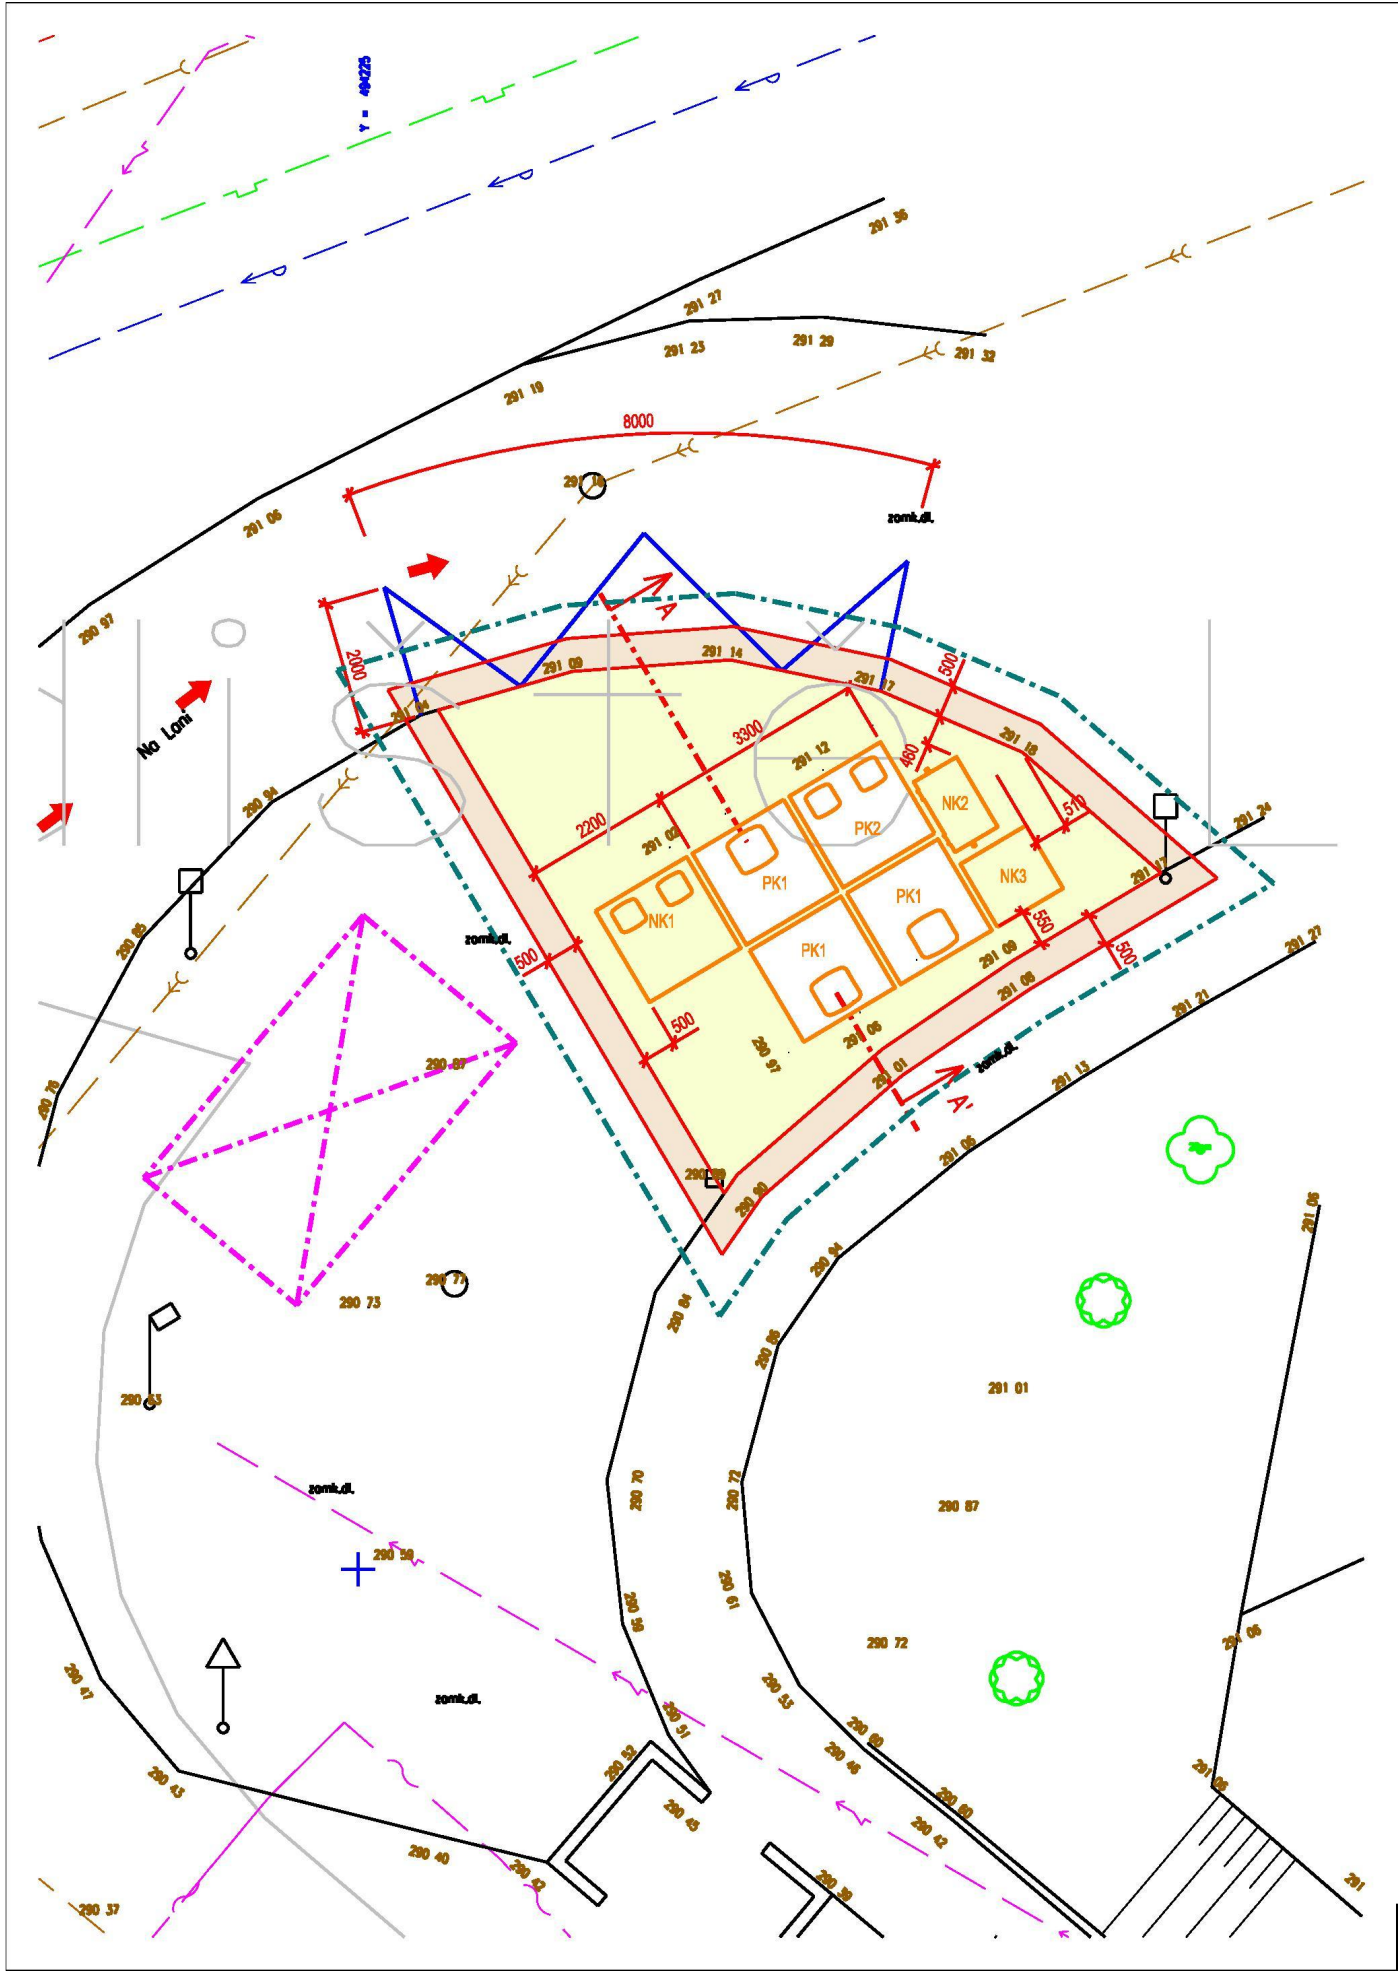


LEGENDA STÁVAJÍCÍCH SÍTÍ

- JEDNOTNÁ KANALIZACE - SMVAK OSTRAVA a.s.
- VODOVOD - SMVAK OSTRAVA a.s.
- PODZEMNÍ VEDENÍ VEŘEJNÉHO OSVĚTLENÍ - TECHNICKÉ SLUŽBY MĚSTA NOVÉHO JIČÍNA p.o.
- PLYNOVOD NTL - GASNET s.r.o.
- PODZEMNÍ VEDENÍ NN - ČEZ DISTRIBUCE a.s.
- TEPLOVOD - VEOLIA ENERGIE ČR a.s.
- DEŠŤOVÁ KANALIZACE - MĚSTO NOVÝ JIČÍN
- PŘÍPOJKY ULIČNÍCH VPUSTÍ - PŘEDPOKLÁDANÝ PRŮBĚH

LEGENDA

- PLOCHA PRO KONTEJNERY - BETONOVÁ SKLADEBNÁ DLAŽBA TL. 80 mm - 36 m²
- PŘEDLÁŽDĚNÍ STÁVAJÍCÍ ZPEVNĚNÉ PLOCHY PŮVODNÍ DLAŽBOU - 16 m²
- PK1 POLOPODZEMNÍ KONTEJNER 5 m² - 3 ks - (PLAST, PAPIR, SKO)
- PK2 POLOPODZEMNÍ KONTEJNER 5 m² - 1 ks - ROZDĚLENO 1/2 (SKLO, ELEKTROODPAD)
- NK1 NADZEMNÍ KONTEJNER 2 m³ - ZAKRYTÍ 2 ks KONTEJNERŮ 240 l (GASTRO, OLEJ)
- NK2 NADZEMNÍ KONTEJNER 770 l - 1 ks (BIO)
- NK3 NADZEMNÍ KONTEJNER 1100 x 1150 mm - 1 ks (TEXTIL)
- VODOROVNÉ DOPRAVNÍ ZNAČENÍ V 12a - NÁSTŘIK ŽLUTÉ BARVY
- HRANICE STAVENIŠTĚ
- ZAŘÍZENÍ STAVENIŠTĚ
- PŘÍJEZD NA STAVENIŠTĚ

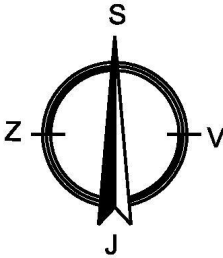

DOKUMENTACE PRO VYDÁNÍ SPOLEČNÉHO POVOLENÍ STAVBY

VEDOUČÍ PROJEKTU ing. PETR BYSTRICKÝ		PROJ. PROFESE ing. PETR BYSTRICKÝ		VYPRACOVAL Ing. JAN PROVAZNÍK		KAPEGO PROJEKT S.R.O.	
INVESTOR: Město Nový Jičín Masarykovo nám. 1/1, 741 01 Nový Jičín							
PROJEKTANT: KAPEGO projekt s.r.o., 28. října 1142/168, OSTRAVA							
NÁZEV AKCE: Podzemní kontejnery v Novém Jičíně I. etapa (rok 2023) - stanoviště Na Lani 228						DATUM	04/2024
						STUP.P.D.	DŮR+DSP
						ČÍS.ZAK.	
						FORMÁT	2 x A4
KOORDINAČNÍ SITUAČNÍ VÝKRES						MĚŘÍTKO 1:100	Č.VÝKRESU C.3