




ŘEZ ROZDĚLOVAČE A SBĚRAČE 4 HRDLA

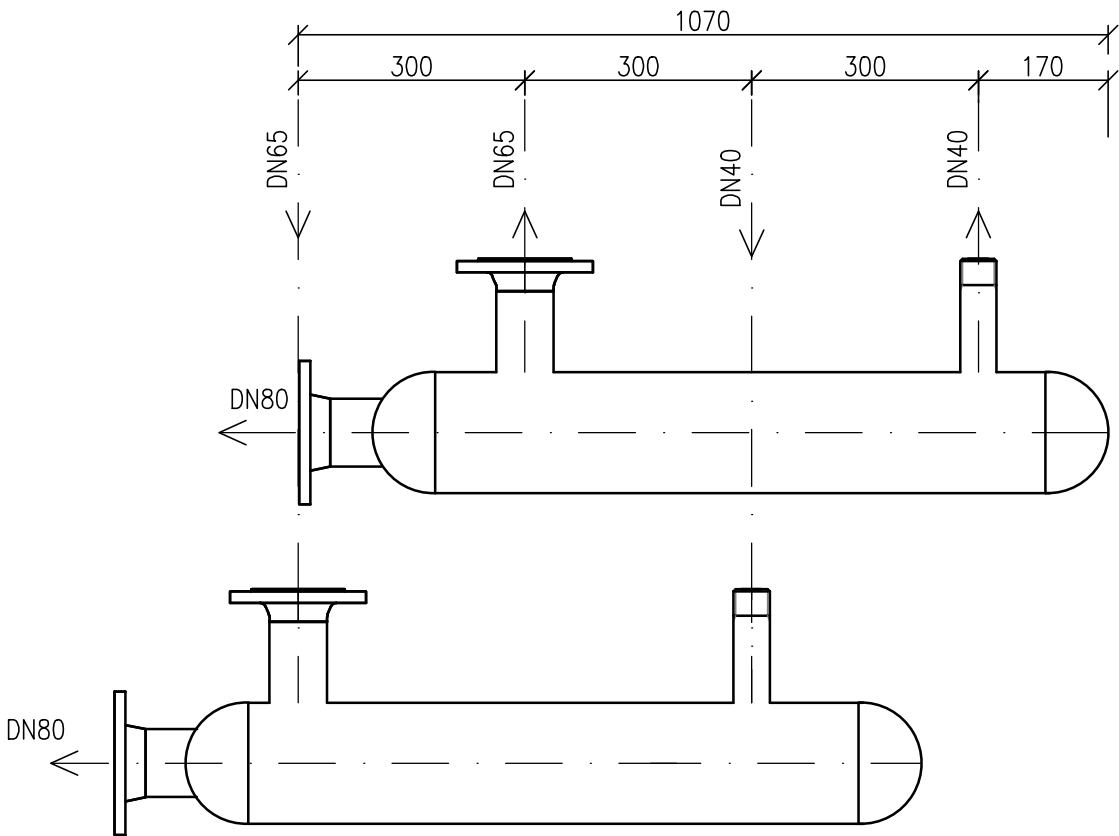


DETAIL OSAZENÍ

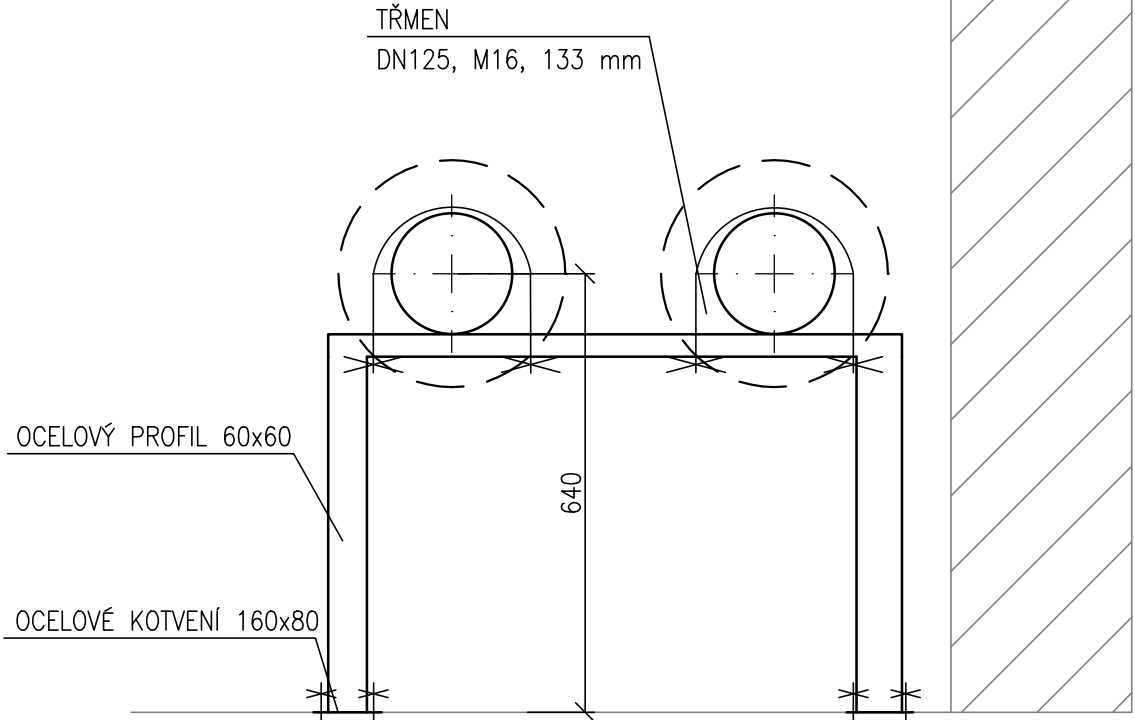

PŮDORYS ROZDĚLOVAČE A SBĚRAČE 4 HRDEL

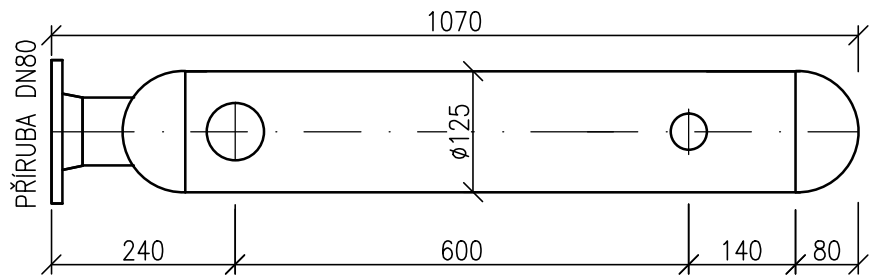

VYPRACOVAL			
LIBOR STANĚK			
KONTROLOVAL			
RADIM DOŠEK			
HLAVNÍ PROJEKTANT			
RADIM DOŠEK			
PROJEKTANT: UCHYTIL s.r.o., K terminálu 7, 619 00 Brno, Tel. 545 423 211			
INVESTOR: Město Nový Jičín, Masarykovo náměstí 1/1, 741 01 Nový Jičín			
AKCE : MODERNIZACE PLYNOVÉ KOTELNY U JÍČINKY V NOVÉM JÍČÍNĚ			
			DATUM 06/2019
			STUPEŇ DPS
			FORMÁT A4
OBSAH : D.2 – TECHNOLOGIE DETAIL ROZDĚLOVAČE A SBĚRAČE			Č.ZAKÁZKY 219002-02
			MĚŘÍTKO: 1:10
			Č.VÝKRESU: D.2-09