


Legenda místností 1.NP							
Číslo	Název	Plocha	Úprava podlahy	Úprava stropu	Úprava stěny	Typ Podlahy	Poznámka
101	Chodba	30,2 m²	Keram, dlažba	Mineštrín pochléd	Omítka, malba	P01	
102	Kolona, Kuchyně	13,1 m²	Keram, dlažba	Mineštrín pochléd	Omítka, malba	P01	
103	Chodba	53,4 m²	Keram, dlažba	Mineštrín pochléd	Omítka, malba	P01	
104	Zázemí pro volný čas	48,6 m²	Keram, dlažba	Mineštrín pochléd	Omítka, malba	P01	
105	Sklepní kóje	23,6 m²	Keram, dlažba	Mineštrín pochléd	Omítka, malba	P01	
106	Strožovna	22,2 m²	Keram, dlažba	Mineštrín pochléd	Omítka, malba	P01	
107	Sklepní kóje	46,9 m²	Keram, dlažba	Mineštrín pochléd	Omítka, malba	P01	
108	Sklepní kóje	46,9 m²	Keram, dlažba	Mineštrín pochléd	Omítka, malba	P01	
109	Sklepní kóje	46,9 m²	Keram, dlažba	Mineštrín pochléd	Omítka, malba	P01	
110	2+KK	50,2 m²	Keram, dlažba, PVC	Mineštrín pochléd	Omítka, malba	P01 P02	
111	2+KK	49,8 m²	Keram, dlažba, PVC	Mineštrín pochléd	Omítka, malba	P01 P02	
112	2+KK	49,8 m²	Keram, dlažba, PVC	Mineštrín pochléd	Omítka, malba	P01 P02	
113	2+KK	49,8 m²	Keram, dlažba, PVC	Mineštrín pochléd	Omítka, malba	P01 P02	
114	2+KK	49,8 m²	Keram, dlažba, PVC	Mineštrín pochléd	Omítka, malba	P01 P02	
115	2+KK	50,2 m²	Keram, dlažba, PVC	Mineštrín pochléd	Omítka, malba	P01 P02	
116	Výřah	50 m²					
Celkový součet:		636,4 m²					

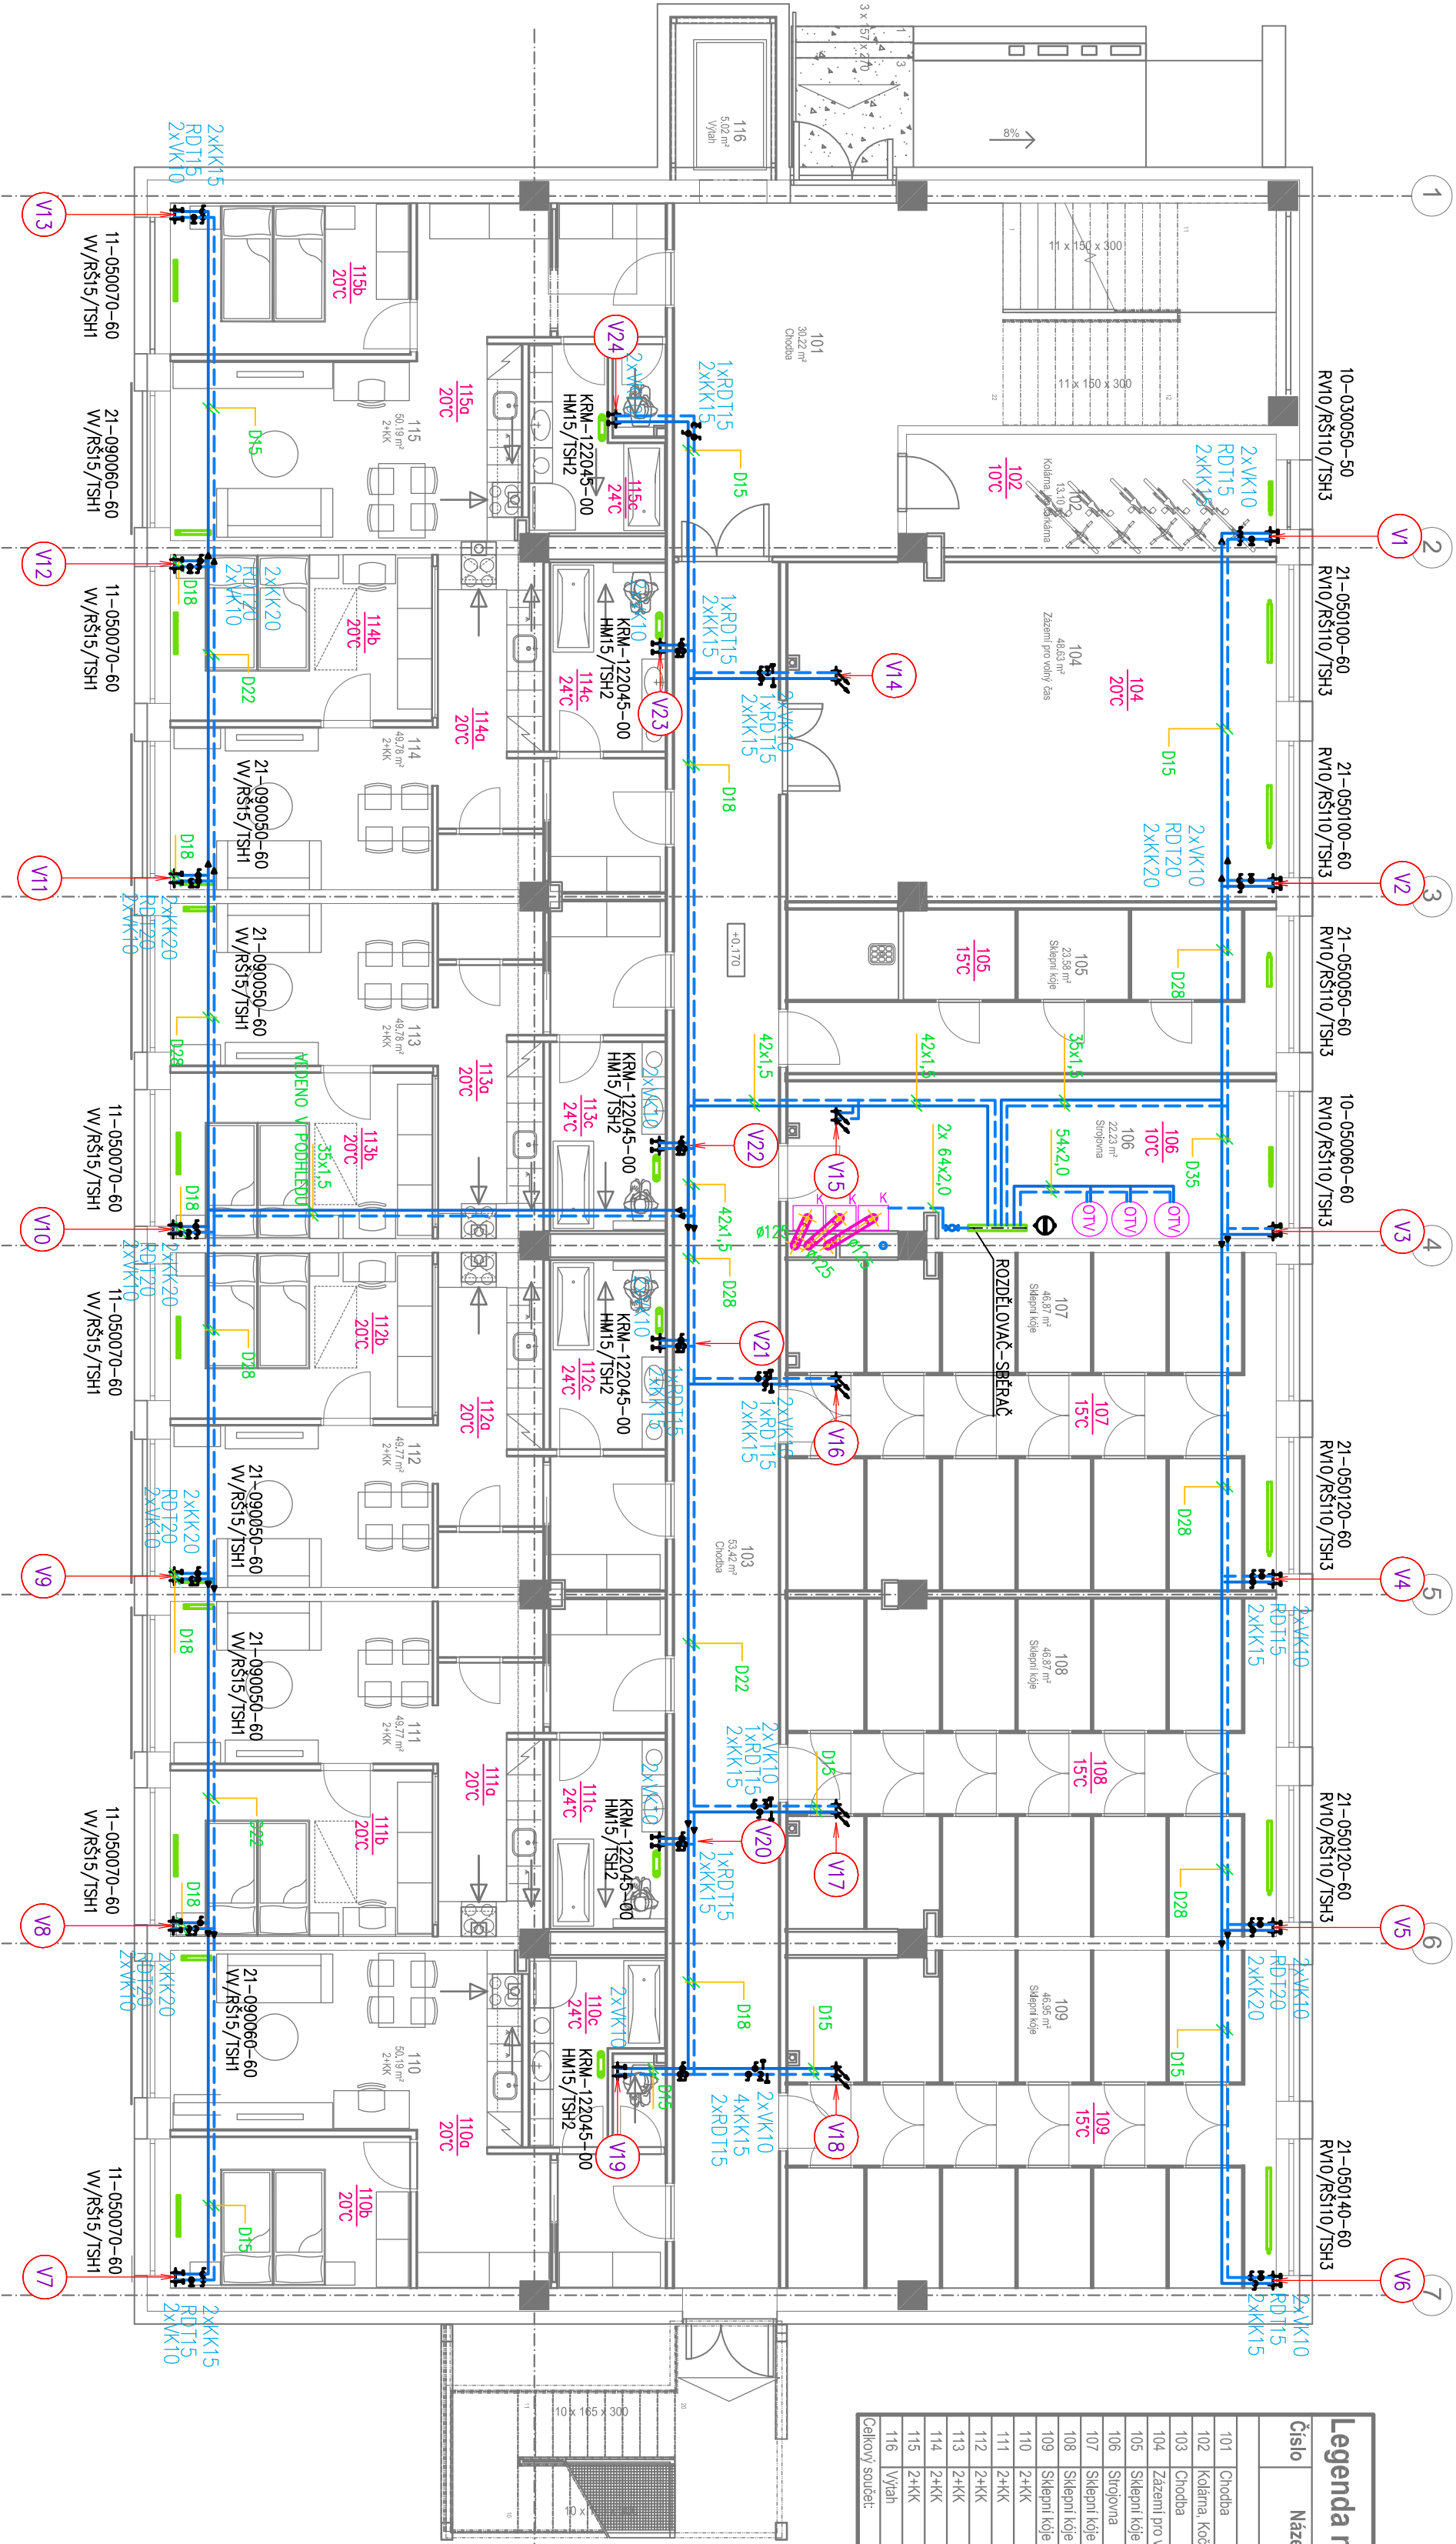

LEGENDA

- PŘÍVODNÍ POTRUBÍ TOPNÉ VODY
- ZPĚTNÉ POTRUBÍ TOPNÉ VODY

K KOTEL ZÁVEŠNÝ KONDENZAČNÍ NA ZELENÍ PLYN JM. VÝKON 47kW

QTV ZÁSOBNÍKOVÝ NEPŘÍMOTOPNÝ OHŘÍVAČ – 300l

LEGENDA

- OTOPNÉ TĚLESO OCELOVÉ DESKOVÉ S BOČNÍM PŘÍPOJENÍM, STAVEBNÍ VÝŠKA 300 NEBO 500 mm
- OTOPNÉ TĚLESO OCELOVÉ DESKOVÉ SE SPODNÍM PŘÍPOJENÍM (PŘÍPOJENÍ PRAVÉ NEBO LEVÉ) A INTEGROVANÝM TERMOREGULAČNÍM VENTILEM
- KÁŽDÉ TĚLESO BUDE PŘÍPOJENO POMOCÍ RADIÁTOROVÉHO PŘÍPOJOVACÍHO ŠROUBENÍ ROHOVÝHO S MOŽNOSTÍ UZÁVŘENÍ A VYPOUŠTĚNÍ DN15
- KÁŽDÉ TĚLESO BUDE OSAZENO TERMOSTATICKOU HLAVICÍ S VESTAVĚNÝM ČIDLEM A PROTIMRAZOVOU OCHRANOU
- KÁŽDÉ TĚLESO BUDE OSAZENO DIGITÁLNÍM POMĚROVÝM MĚŘIČEM SPOTŘEBY TEPLA S DÁLKOVÝM ODEČTEM
- KOUPELNOVÉ TRUBKOVÉ OTOPNÉ TĚLESO SE STŘEDOVÝM PŘÍPOJENÍM POMOCÍ PŘÍPOJOVACÍ ARMATURY HM
- KÁŽDÉ TĚLESO BUDE OSAZENO TERMOSTATICKOU HLAVICÍ S VESTAVĚNÝM ČIDLEM A PROTIMRAZOVOU OCHRANOU
- KÁŽDÉ TĚLESO BUDE OSAZENO DIGITÁLNÍM POMĚROVÝM MĚŘIČEM SPOTŘEBY TEPLA S DÁLKOVÝM ODEČTEM

ZHOTOVITEL

MR Design CZ, s.r.o.
projektční kancelář
Nábřeží SPB 467/30
708 00 Ostrava Pordba
tel.: 605 258 711

OBJEDNATEL:
Město Nový Jičín
Záhumení 226, Ostrava-Pordba
IČO: 00298212

STUPĚN PD: Dokumentace pro společné povolení
NÁZEV PROJEKTU:
Bytový dům, ul. K Archivu 1993/2, Nový Jičín

NÁZEV VÝKRESU:
PŮDORYS 1.NP

DATUM: 04/2020 **MĚŘÍTKO:** 1:100
Č. VÝKRESU: **D1.4.1-302**