


## PUDORYS 3.NP

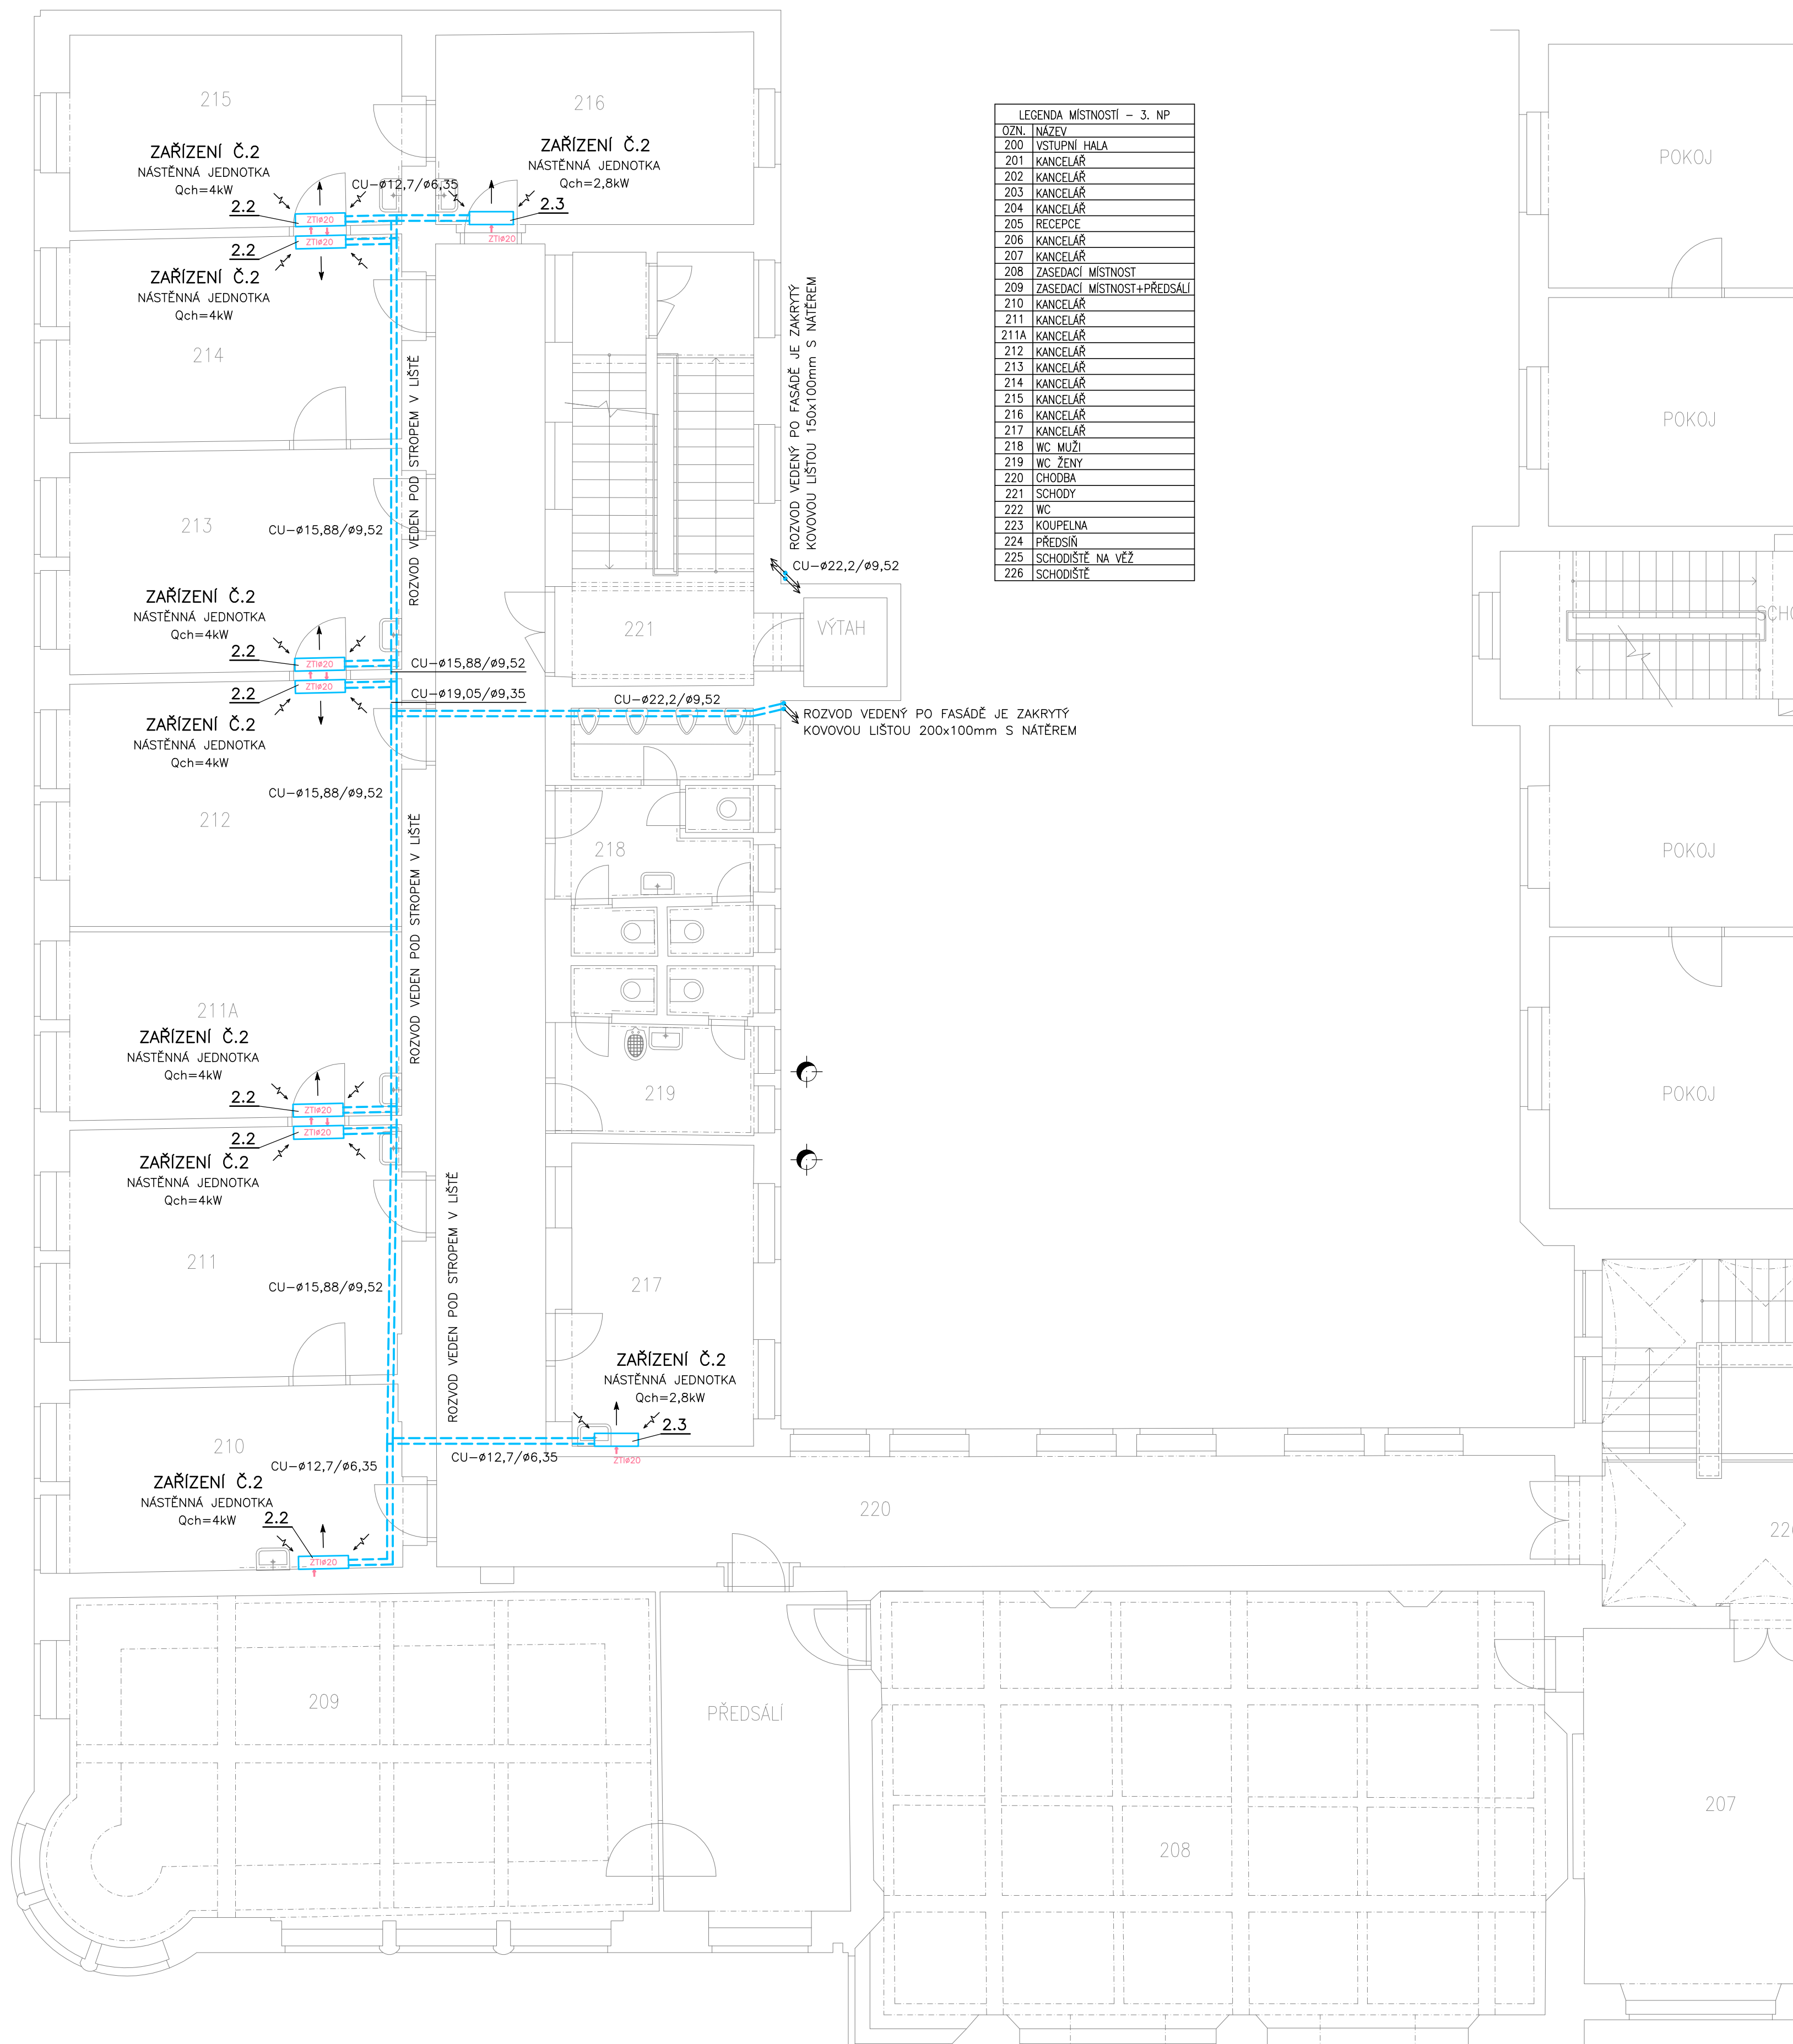

LEGENDA MÍSTNOSTI - 3. NP	
02N	NÁZEV
200	VSTUPNÍ HALA
201	KANCELÁŘ
202	KANCELÁŘ
203	KANCELÁŘ
204	KANCELÁŘ
205	RECEPCE
206	KANCELÁŘ
207	KANCELÁŘ
208	ZASEDACÍ MÍSTNOST
209	ZASEDACÍ MÍSTNOST+PŘEDSÍDL
210	KANCELÁŘ
211	KANCELÁŘ
211A	KANCELÁŘ
212	KANCELÁŘ
213	KANCELÁŘ
214	KANCELÁŘ
215	KANCELÁŘ
216	KANCELÁŘ
217	KANCELÁŘ
218	WC MUŽI
219	WC ŽENY
220	CHODBA
221	SCHODY
222	WC
223	KOUPELNA
224	PŘEDSÍN
225	SCHODIŠTĚ NA VĚŽ
226	SCHODIŠTĚ



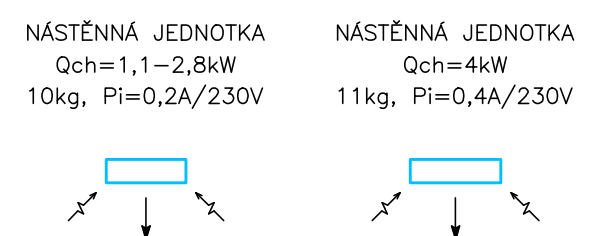



SCHÉMA OBJEKTU

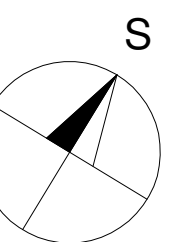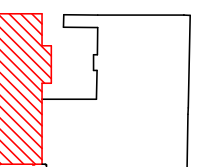

Část: D1.4.A – ZAŘÍZENÍ PRO OCHLAZOVÁNÍ STAVEB

Zodpovědný projektant		 Roman Michoněk Divadelní 9 741 01 Nový Jičín IČ: 87853361, Tel.: 777 577 245 E-mail: r.michonek@gmail.com
ROMAN MICHONĚK		
Místo stavby	Lidická 1413/4 741 01 Nový Jičín	
Investor	Město Nový Jičín Masarykovo nám. 1/1, 741 01 Nový Jičín	Datum 12/2019 Měřítko 1:75
Název akce	Klimatizace kanceláří – městský úřad Masarykovo náměstí 1/1 Nový Jičín	Stupeň: DPS prováděcí dokumentace
Půdorys 3.NP		číslo výkresu
		D1.4.A-12