
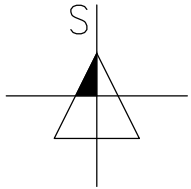


LEGENDA NOVÝCH PLOCH:

<div></div>	KOMUNIKACE (ASFALTOBETON)
<div></div>	VJEZD NA HŘBITOV (ZÁMKOVÁ DLAŽBA 20/20, TL. 0,08M)
<div></div>	CHODNÍK (ZÁMKOVÁ DLAŽBA 20/20, TL. 0,06M)
<div></div>	ZELEŇ
<div></div>	PĚTIŘÁDEK KOSTEK 4/6
<div></div>	DRENÁŽ DN50
<div></div>	VSAKOVACÍ JÁMA O PRŮMĚRU 0,5M

LEGENDA STÁVAJÍCÍCH SÍTÍ:

<div></div>	SDĚLOVACÍ VEDENÍ (CETIN a.s.)
<div></div>	VEŘEJNÉ OSVĚTLENÍ – PODZEMNÍ (Technické služby města Nového Jičína p.o.)
<div></div>	NÍZKÉ NAPĚTÍ – NADZEMNÍ (ČEZ Distribuce a.s.)
<div></div>	KANALIZACE JEDNOTNÁ (SMVAK a.s.)
<div></div>	VODOVOD (SMVAK a.s.)
<div></div>	PLYNOVOD NTL (GridServices, s.r.o.)
<div></div>	PLYNOVOD VTL (GasNet, s.r.o.)

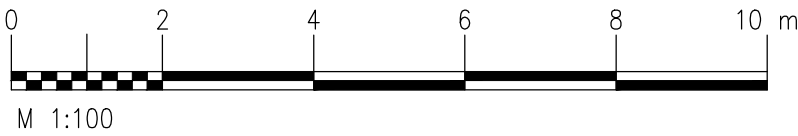

zakázka: Chodníkové těleso na ul. Hřbitovní v Novém Jičíně

objednatel: Město Nový Jičín  
Masarykovo nám. 1  
741 01, Nový Jičín



vypracoval: Ing. Miroslav Knápek

Tel.: 724 798 028  
www.projektant-dopravni-staveb.cz

stupeň: DPS  
datum: 05/2022

formát:  
1xA4

název výkresu:

Situace – Detaily napojení chodníku na komunikace

měřítko: 1:100  
archivní číslo:

mk-2023-08-05