


Půdorys 3NP:

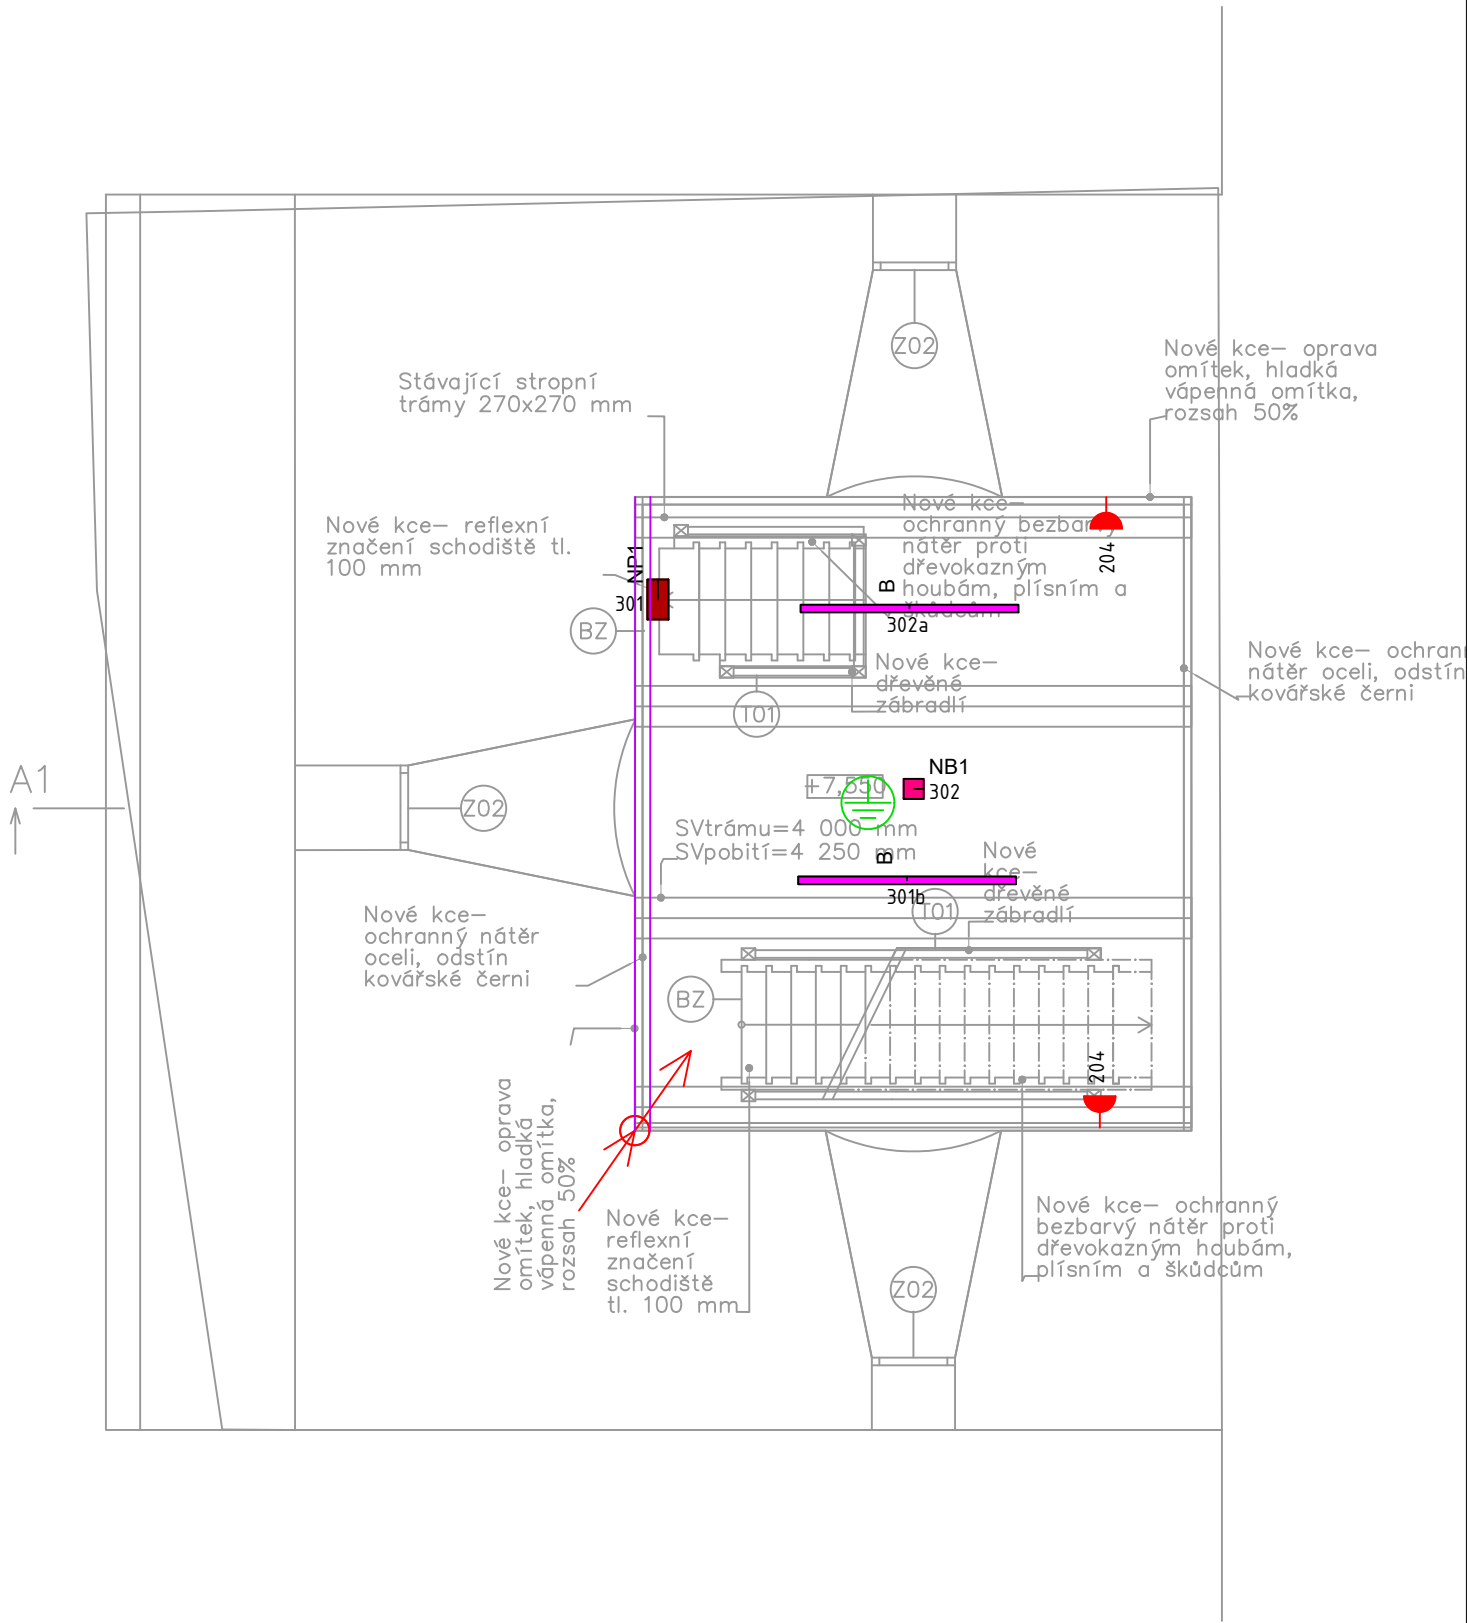

| | | | | |
|----------------|--|--|----------------|---------|
| | | Zodpovědný projektant: ING. PAVEL ZBRANEK | | |
| | | | | |
| Akce: | | Zpřístupnění kostelní věže Nanebevzetí P.M., NJ | | |
| Vypracoval: | | ING. PAVEL ZBRANEK | Stupeň PD: | DPS |
| Investor: | | Město Nový Jičín, Masarykovo nám. 1/1, 741 01 Nový Jičín | Datum: | 01/2025 |
| | | | Měřítko: | 1:50 |
| Název výkresu: | | Půdorys elektroinstalace 3NP | Formát: | 2xA4 |
| | | | Číslo výkresu: | 012 |