




VÝKOVÝ OBJEKT č.1 – 274,25m
ŘEZ A–A

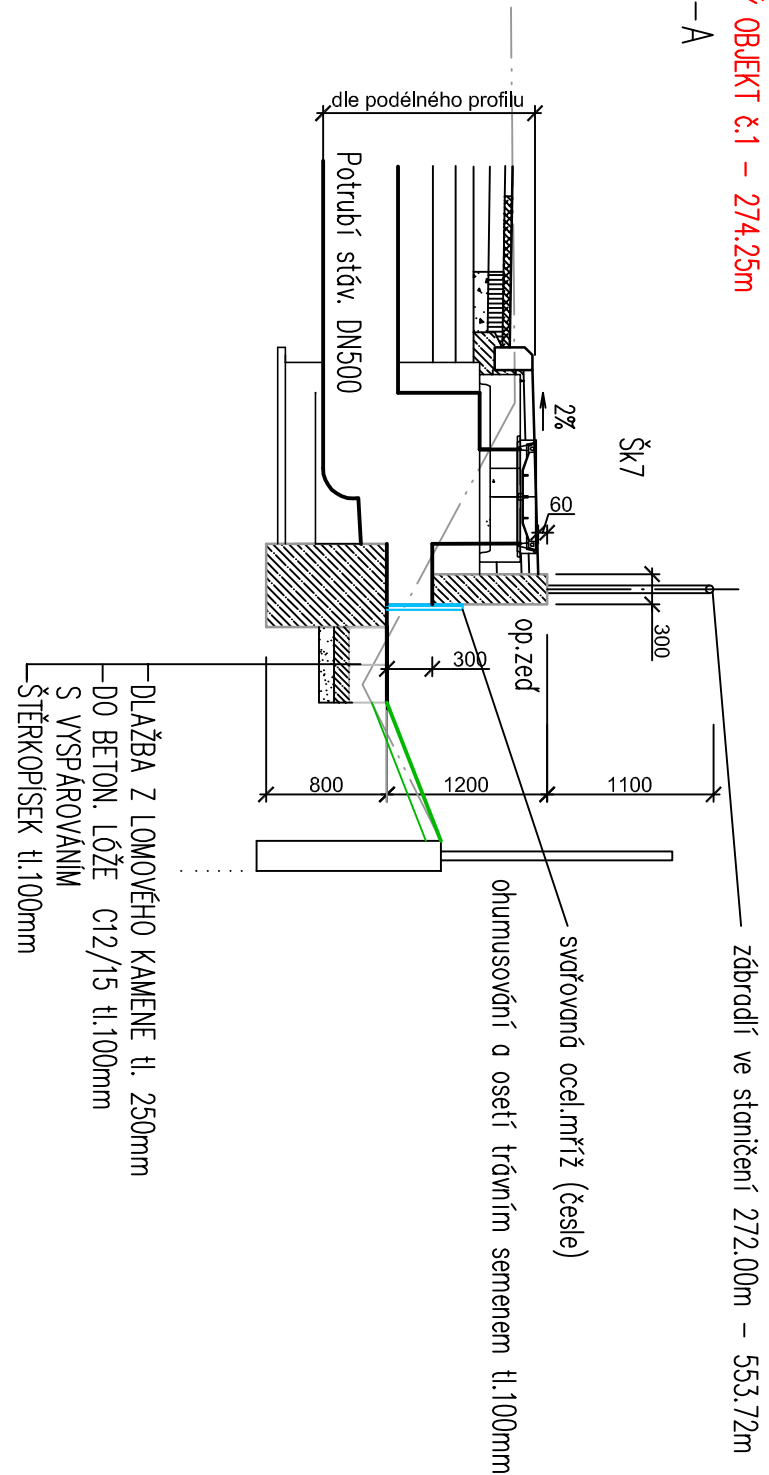


POHLED

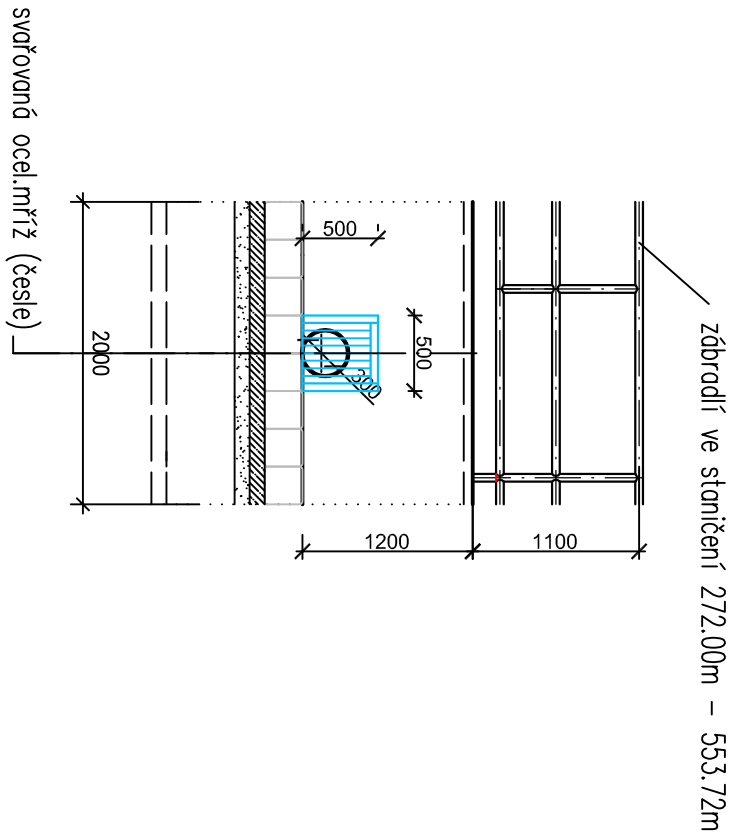


VÝKOVÝ OBJEKT č.2 – 431,30m
ŘEZ B–B

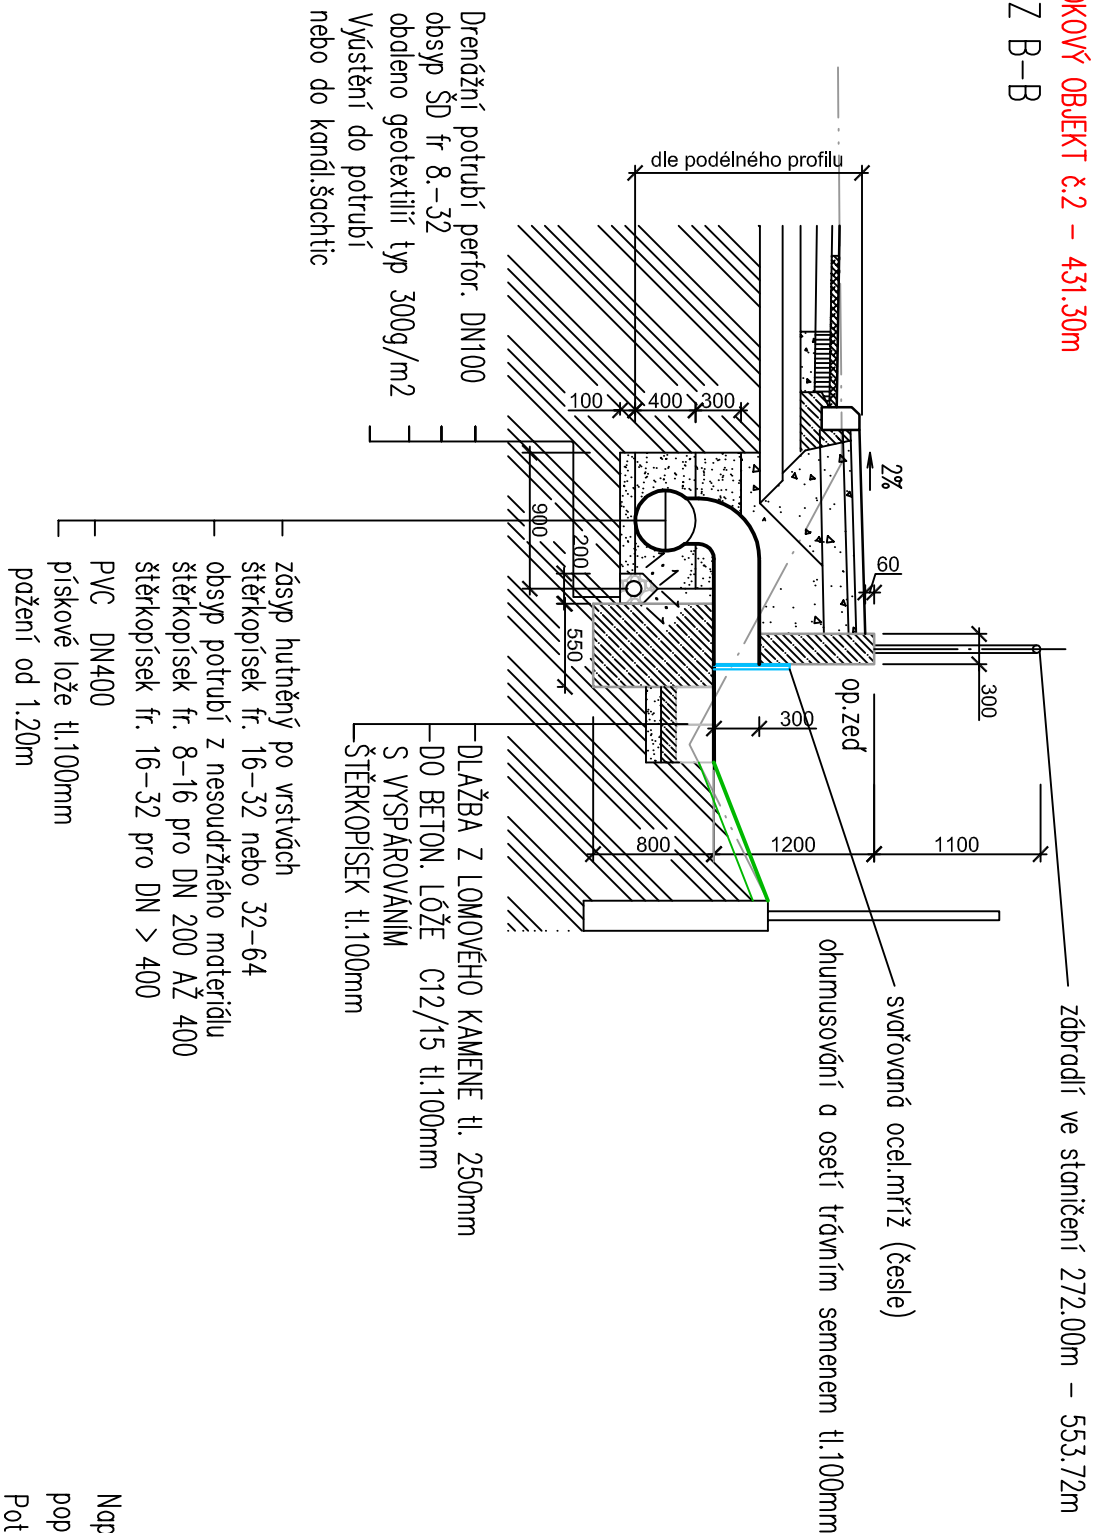


POHLED

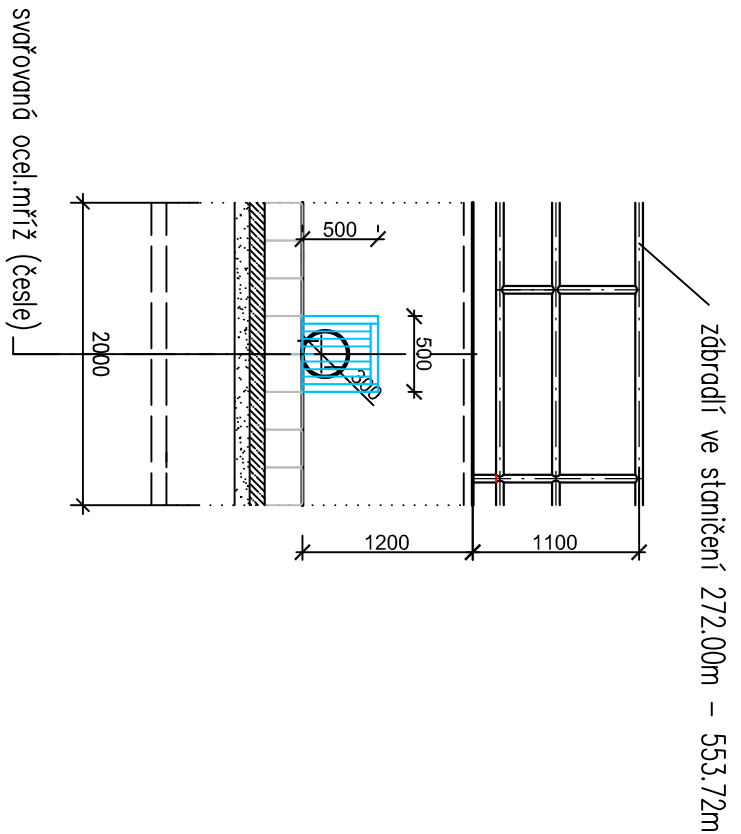


PŮDORYS

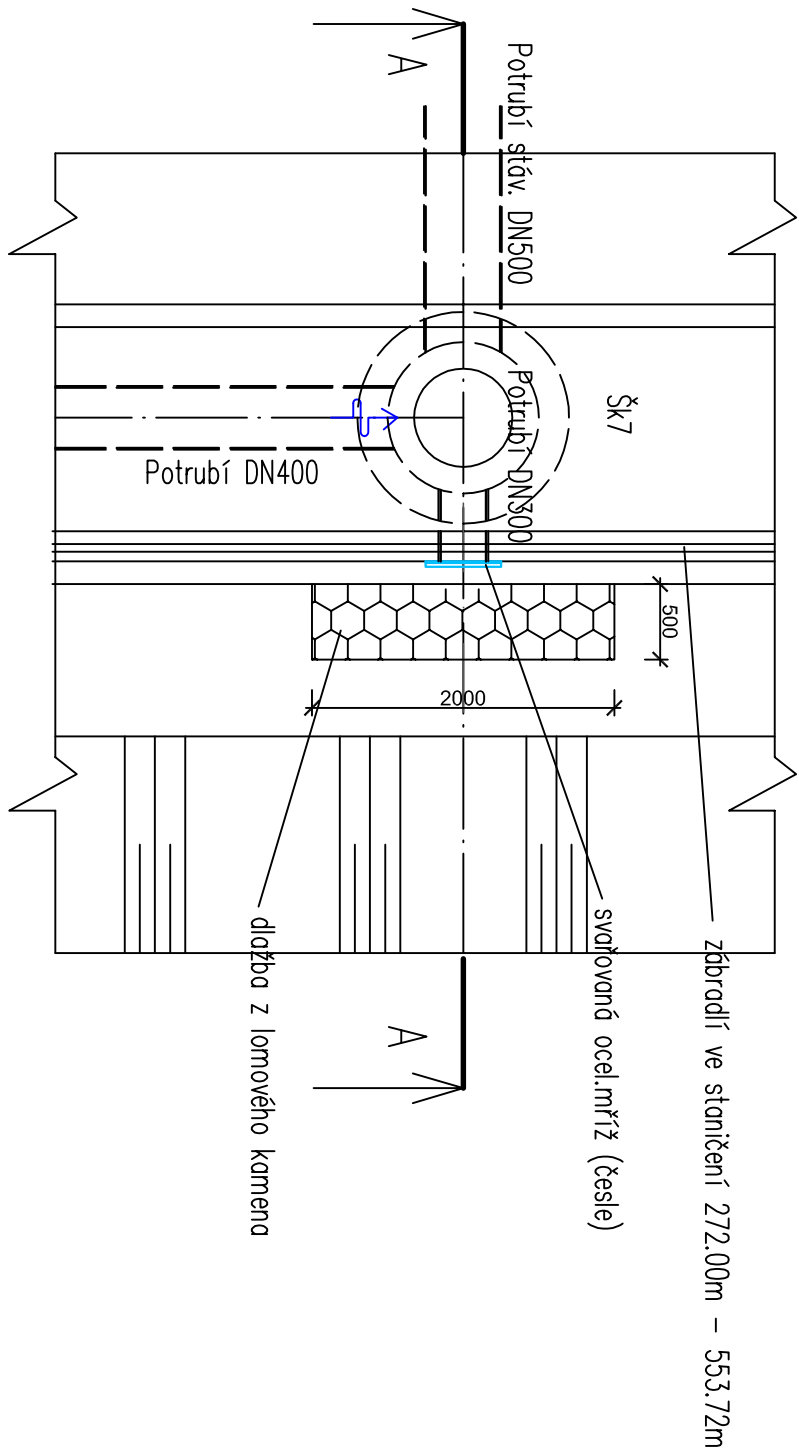


VÝKOVÝ OBJEKT č.3 – 497,73m
ŘEZ C–C

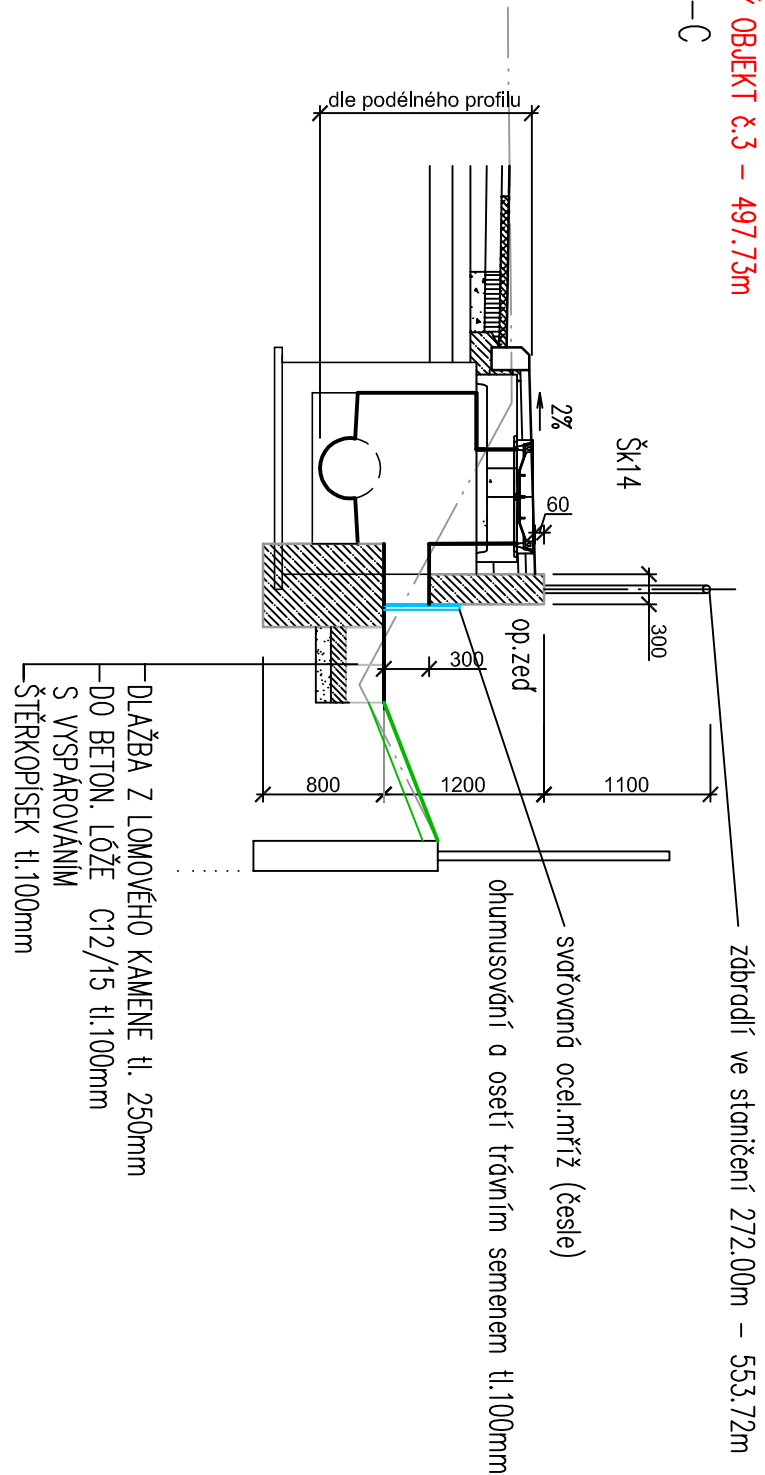


POHLED

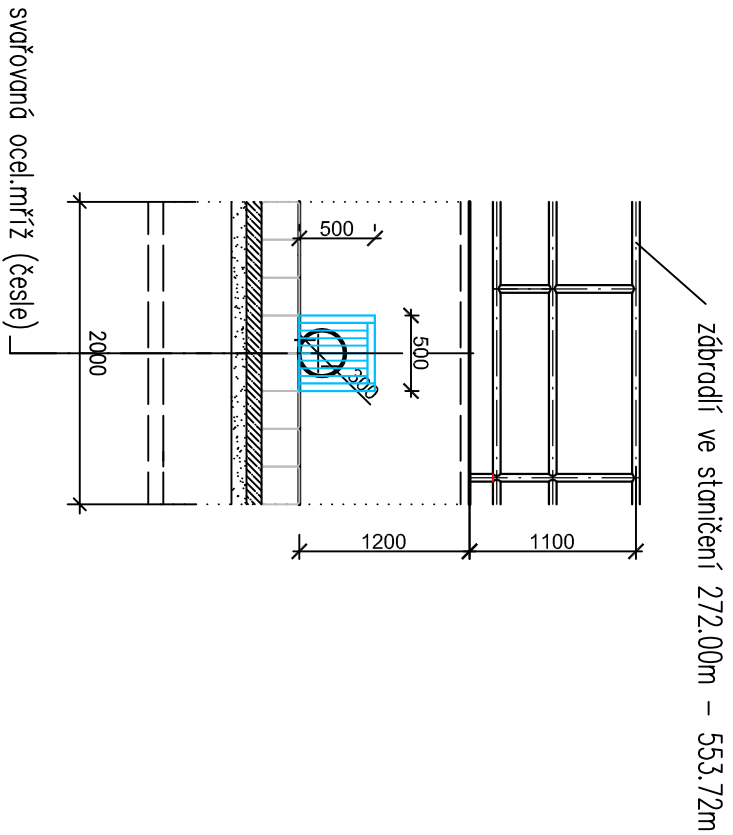

PŮDORYS

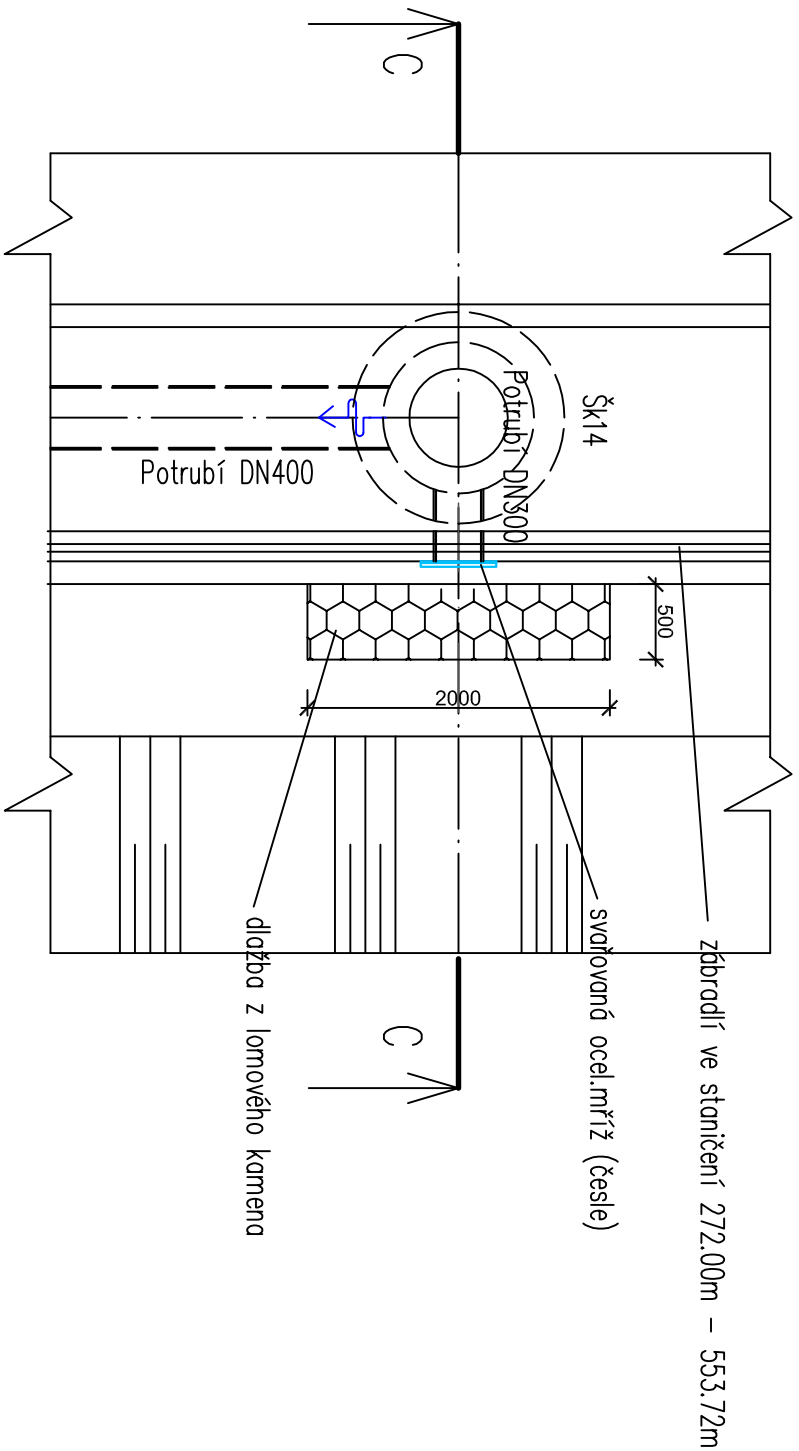

PŮDORYS

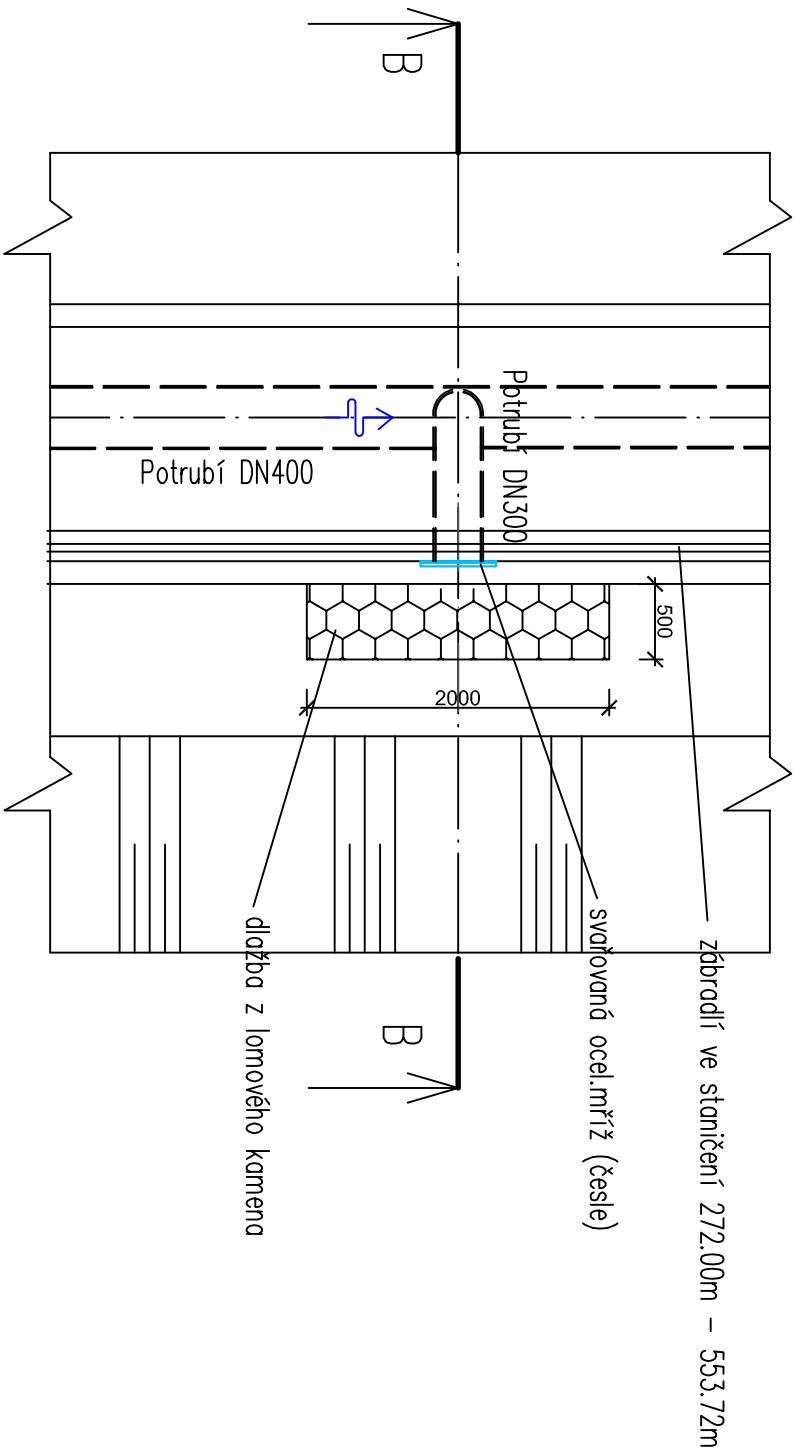

Nápojení bude provedeno nadvrtávkou, přes gumovou manžetu, popř. přesnou nadvrtávkou DN potrubí, utěsněnou tělníkovým těsněním. Potrubí bude upravené na vnitřním lici kanalizačního řádu do rozsahu tohoto řádu (nesmí přesahovat vnitřní lici kanalizačního potrubí).

PŘED ZAHÁJENÍM STAVEBNÍCH PRACÍ NUTNO OVĚŘIT ROZMĚRY!

ZOOP. PROJ.	NAVRHL	KRESLIL	VED. PROJ.
	ING. ŠIGUT	ING. ŠIGUT	
KRAJ: MORAVSKOSLEZSKÝ			
INVESTOR: Město Nový Jičín, Masarykovo nám. 111, 741 01 Nový Jičín			
ARCH: Chodnicková těleso, Žilina u Nového Jičína			
Úsek Petruží Poisk – Živčice u NJ			
ČÁST: D.1 STAVEBNÍ ČÁST, D.1.3 VODOHOSPODÁŘSKÉ OBJEKTY			
OBSAH: VÝKOVÉ OBJEKTY			
MĚŘÍTKO: 1:50			
D.1.3.2-6			

