


DŮM S PEČOVATELSKOU SLUŽBOU
U Jičinky 25
1. PP

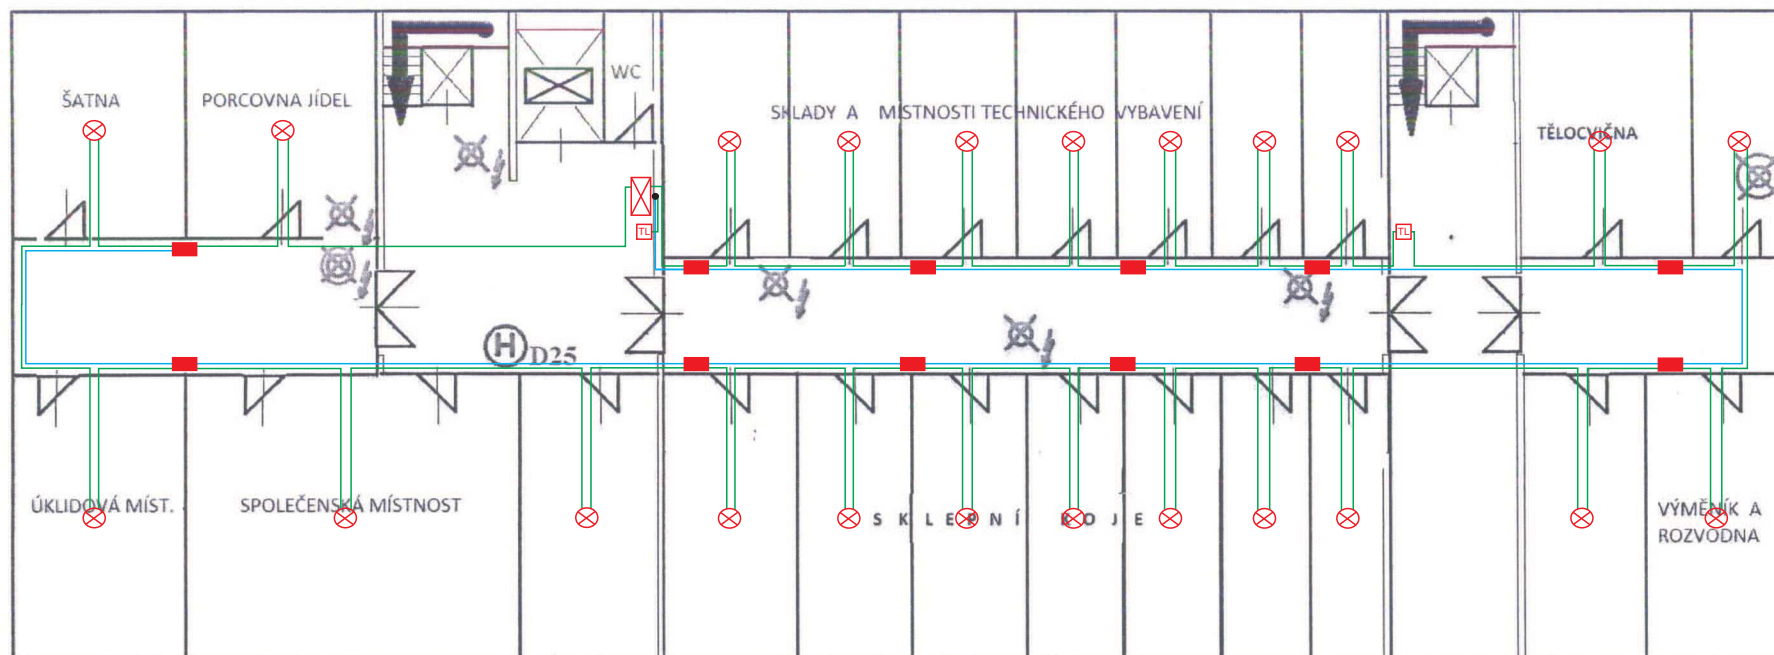

LEGENDA

- | | |
|-------------------------|--------------------------|
| ⊗ Opticko-kouřové čidlo | — Kabel napájecí pro RKZ |
| ⬮ Tlačítkový hlásič | — Kabel pro linku |
| ■ Krabice RKZ | — Kabel pro sirény |
| ⊠ OC RACK | • Průraz |

Zpracovala: Ing. Hana Kotáková
 OZÚ v PÚ č. osv. 5-117/97

Měřítko 1:100


INVESTOR:	Město Nový Jičín	<div>ALSYKO security</div> <div>K Nemocnici 876/102, 741 01 Nový Jičín Tel.: 556 710 493 www.alsyko.cz</div>								
NAVRHL:	Jiří Myslík									
ZOD. PROJ.:	Jiří Myslík									
KRESLIL:	Filip Pokorný									
NÁZEV:	Návrh rozmístění požárních hlásičů napojených do systému PZS DPS ul. U Jičinky 25									
OBSAH:	PŮDORYS 1.PP	<table><tr><td>DATUM:</td><td>BŘEZEN 2018</td></tr><tr><td>ÚČEL:</td><td></td></tr><tr><td>FORMÁT:</td><td>A4</td></tr><tr><td>MĚŘÍTKO:</td><td>VYKRES ČÍSLO 01</td></tr></table>	DATUM:	BŘEZEN 2018	ÚČEL:		FORMÁT:	A4	MĚŘÍTKO:	VYKRES ČÍSLO 01
DATUM:	BŘEZEN 2018									
ÚČEL:										
FORMÁT:	A4									
MĚŘÍTKO:	VYKRES ČÍSLO 01									

DŮM S PEČOVATELSKOU SLUŽBOU

U Jičinky 25
1. NP

ŘEKA JIČINKA

ŘEKA JIČINKA

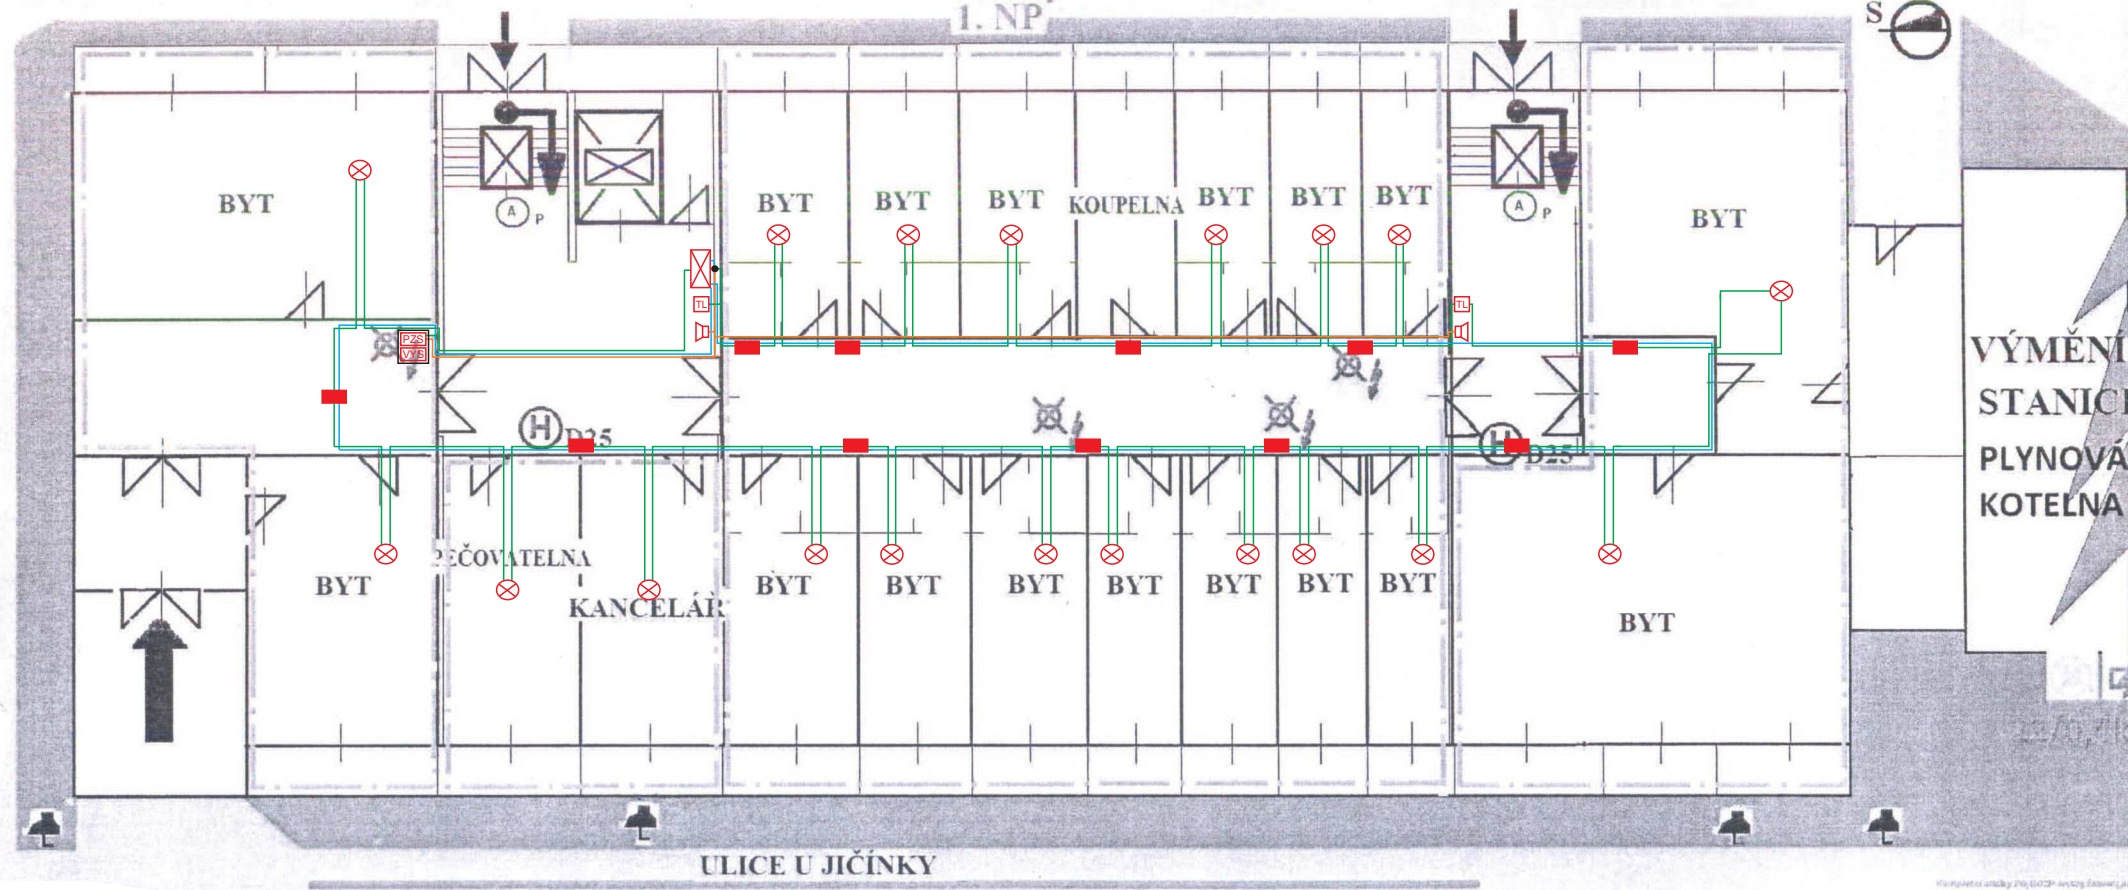

LEGENDA


- | | | | |
|--|---|--|------------------------|
| | Opticko-kouřové čidlo | | OC RACK |
| | Ústředna PZS se zařízením dálkového přenosu - kryt antivandal | | Kabel napájecí pro RKZ |
| | Tlačítkový hlásič | | Kabel pro linku |
| | Akustická siréna | | Kabel pro sirény |
| | Krabice RKZ | | Průraz |

Měřítko 1:100

INVESTOR:	Město Nový Jičín	<div>ALSYKO security</div> <div>K Nemocnici 876/102, 741 01 Nový Jičín Tel.: 556 710 493 www.alsyko.cz</div> <div><table><tr><td>DATUM:</td><td>BŘEZEN 2018</td></tr><tr><td>ÚČEL:</td><td></td></tr><tr><td>FORMÁT:</td><td>A4</td></tr><tr><td>MĚŘÍTKO:</td><td>VYKRES ČÍSLO 02</td></tr></table></div>	DATUM:	BŘEZEN 2018	ÚČEL:		FORMÁT:	A4	MĚŘÍTKO:	VYKRES ČÍSLO 02
DATUM:	BŘEZEN 2018									
ÚČEL:										
FORMÁT:	A4									
MĚŘÍTKO:	VYKRES ČÍSLO 02									
NAVRHL:	Jiří Myslík									
ZOD. PROJ.:	Jiří Myslík									
KRESLIL:	Filip Pokorný									
NÁZEV:	Návrh rozmístění požárních hlásičů napojených do systému PZS DPS ul. U Jičinky 25									
OBSAH:	PŮDORYS 1.NP									


DŮM S PEČOVATELSKOU SLUŽBOU—2. NP
U Jičinky 25

PŘÍLOHA Č.

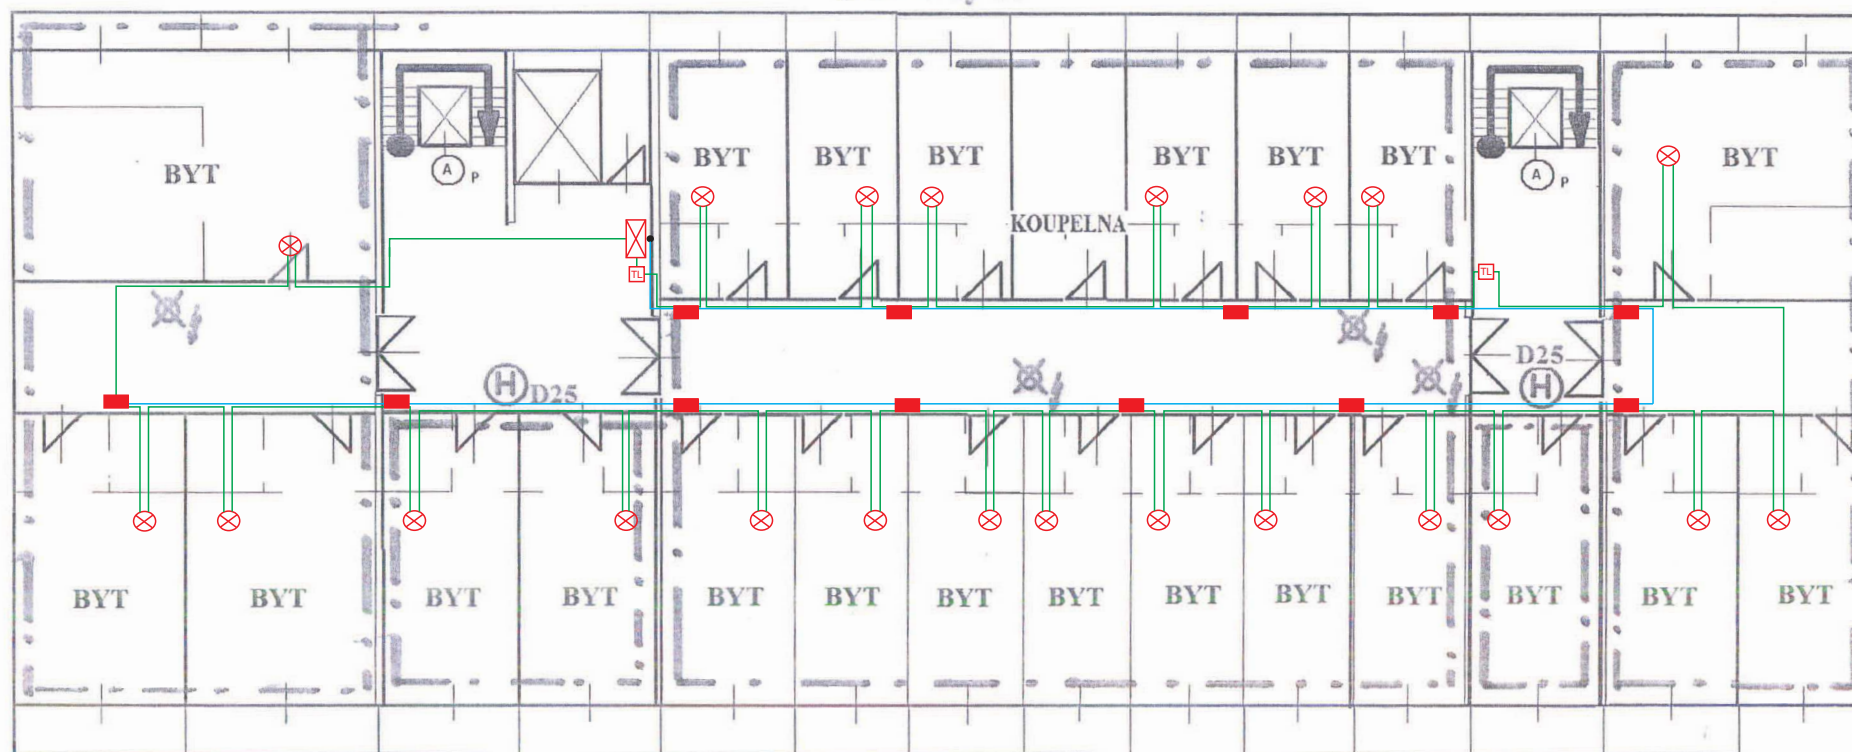


LEGENDA

- | | | | |
|--|-----------------------|--|------------------------|
| | Opticko-kouřové čidlo | | Kabel napájecí pro RKZ |
| | Tlačítkový hlásič | | Kabel pro linku |
| | Krabička RKZ | | Kabel pro sířeny |
| | OC RACK | | Průraz |

INVESTOR:	Město Nový Jičín	<div><p>K Nemocnici 876/102, 741 01 Nový Jičín Tel.: 556 710 493 www.alsyko.cz</p></div>								
NAVRHL:	Jiří Myslík									
ZOD. PROJ.:	Jiří Myslík									
KRESLIL:	Filip Pokorný									
NÁZEV:	Návrh rozmístění požárních hlásičů napojených do systému PZS DPS ul. U Jičinky 25									
OBSAH:	PŮDORYS 2.NP	<table><tr><td>DATUM:</td><td>BŘEZEN 2018</td></tr><tr><td>ÚČEL:</td><td></td></tr><tr><td>FORMÁT:</td><td>A4</td></tr><tr><td>MĚŘITKO:</td><td>VYKRES ČÍSLO 03</td></tr></table>	DATUM:	BŘEZEN 2018	ÚČEL:		FORMÁT:	A4	MĚŘITKO:	VYKRES ČÍSLO 03
DATUM:	BŘEZEN 2018									
ÚČEL:										
FORMÁT:	A4									
MĚŘITKO:	VYKRES ČÍSLO 03									


GRAFICKÁ PŘÍLOHA OPERATIVNÍ KARTY Č. 3/2011
DŮM S PEČOVATELSKOU SLUŽBOU
 U Jičinky 25
 3. NP

PŘÍLOHA Č.

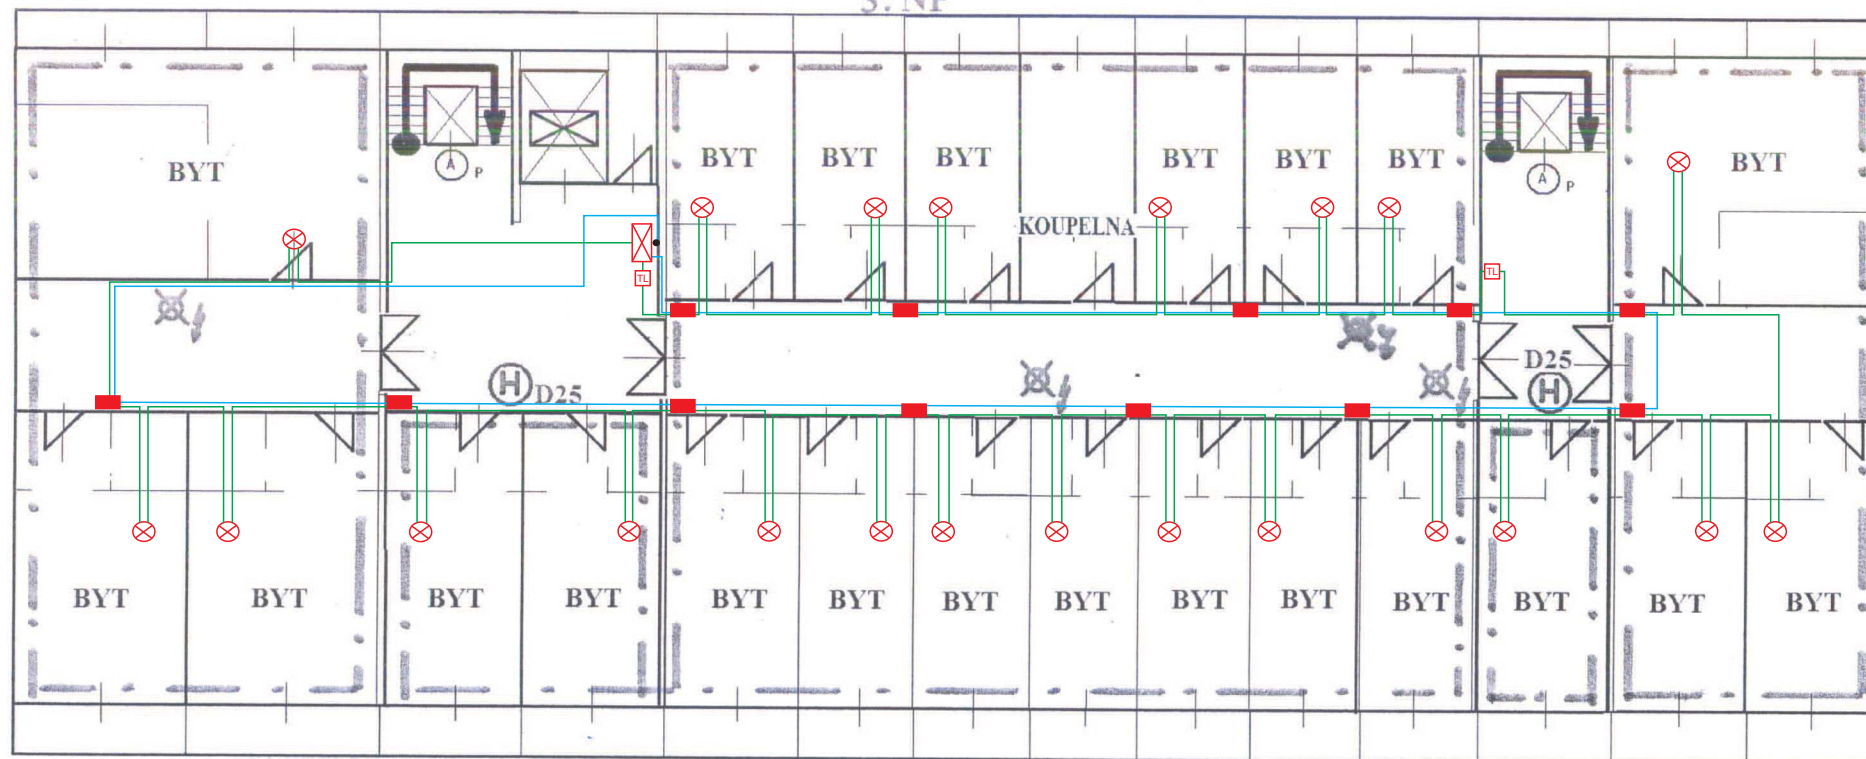

LEGENDA


- | | |
|-------------------------|--------------------------|
| ⊗ Opticko-kouřové čidlo | — Kabel napájecí pro RKZ |
| ⊞ Tlačítkový hlásič | — Kabel pro linku |
| ■ Krabice RKZ | — Kabel pro sířeny |
| ⊞ OC RACK | • Průraz |

INVESTOR:	Město Nový Jičín	<div>ALSYKO security</div> <div>K Nemocnici 876/102, 741 01 Nový Jičín Tel.: 556 710 493 www.alsyko.cz</div>
NAVRHL:	Jiří Myslík	
ZOD. PROJ.:	Jiří Myslík	
KRESLIL:	Filip Pokorný	
NÁZEV:	Návrh rozmístění požárních hlásičů napojených do systému PZS DPS ul. U Jičinky 25	
OBSAH:	PŮDORYS 3.NP	<div>DATUM: BŘEZEN 2018</div> <div>ÚČEL:</div> <div>FORMÁT: A4</div> <div>MĚŘÍTKO: VYKRES ČÍSLO 04</div>

1:10

GRAFICKÁ PŘÍLOHA OPERATIVNÍ KARTY Č. 3/2011
DŮM S PEČOVATELSKOU SLUŽBOU
 U Jičínky 25
 4. NP

PŘÍLOHA Č.

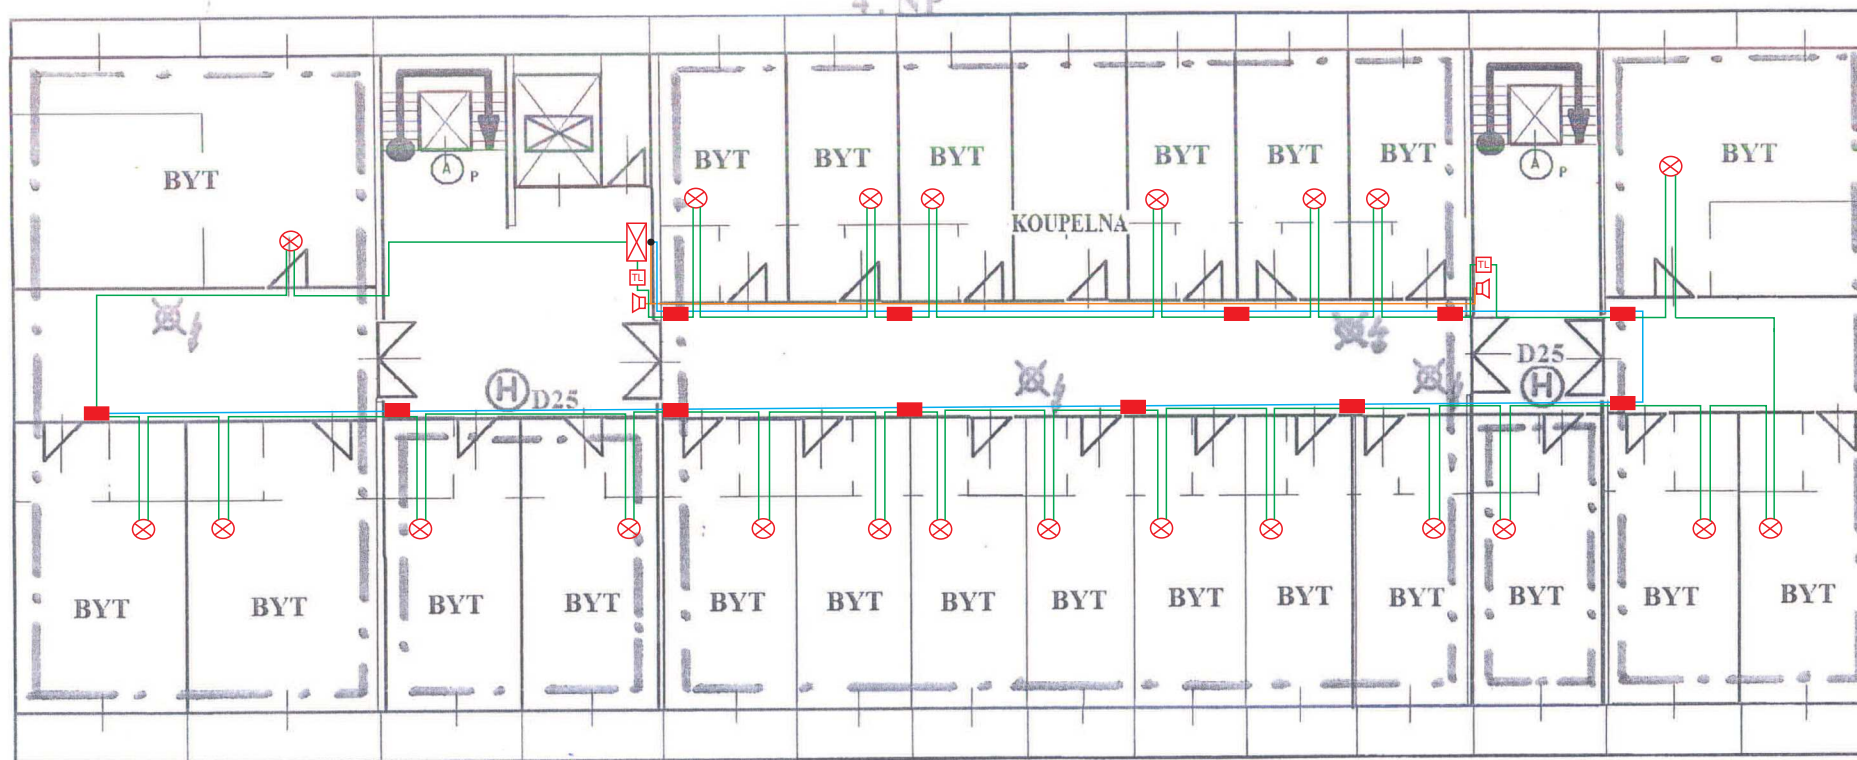

LEGENDA


- | | | | |
|--|-----------------------|--|------------------------|
| | Opticko-kouřové čidlo | | Kabel napájecí pro RKZ |
| | Tlačítkový hlásič | | Kabel pro linku |
| | Krabice RKZ | | Kabel pro sirény |
| | OC RACK | | Průraz |
| | Akustická siréna | | |

Zpracovala: Ing. Hana Kotlová
 020 v P0 č. oov. 5-117 97

Měřítko 1:1


INVESTOR:	Město Nový Jičín	ALSYKO security K Nemocnici 876/102, 741 01 Nový Jičín Tel.: 556 710 493 www.alsyko.cz
NAVRHL:	Jiří Myslík	
ZOD. PROJ.:	Jiří Myslík	
KRESLIL:	Filip Pokorný	
NÁZEV:	Návrh rozmístění požárních hlásičů napojených do systému PZS DPS ul. U Jičínky 25	
OBSAH:	PŮDORYS 4.NP	DATUM: BŘEZEN 2018 ÚČEL: FORMÁT: A4 MĚŘÍTKO: VYKRES ČÍSLO 05

DŮM S PEČOVATELSKOU SLUŽBOU
U Jičinky 25
5. NP

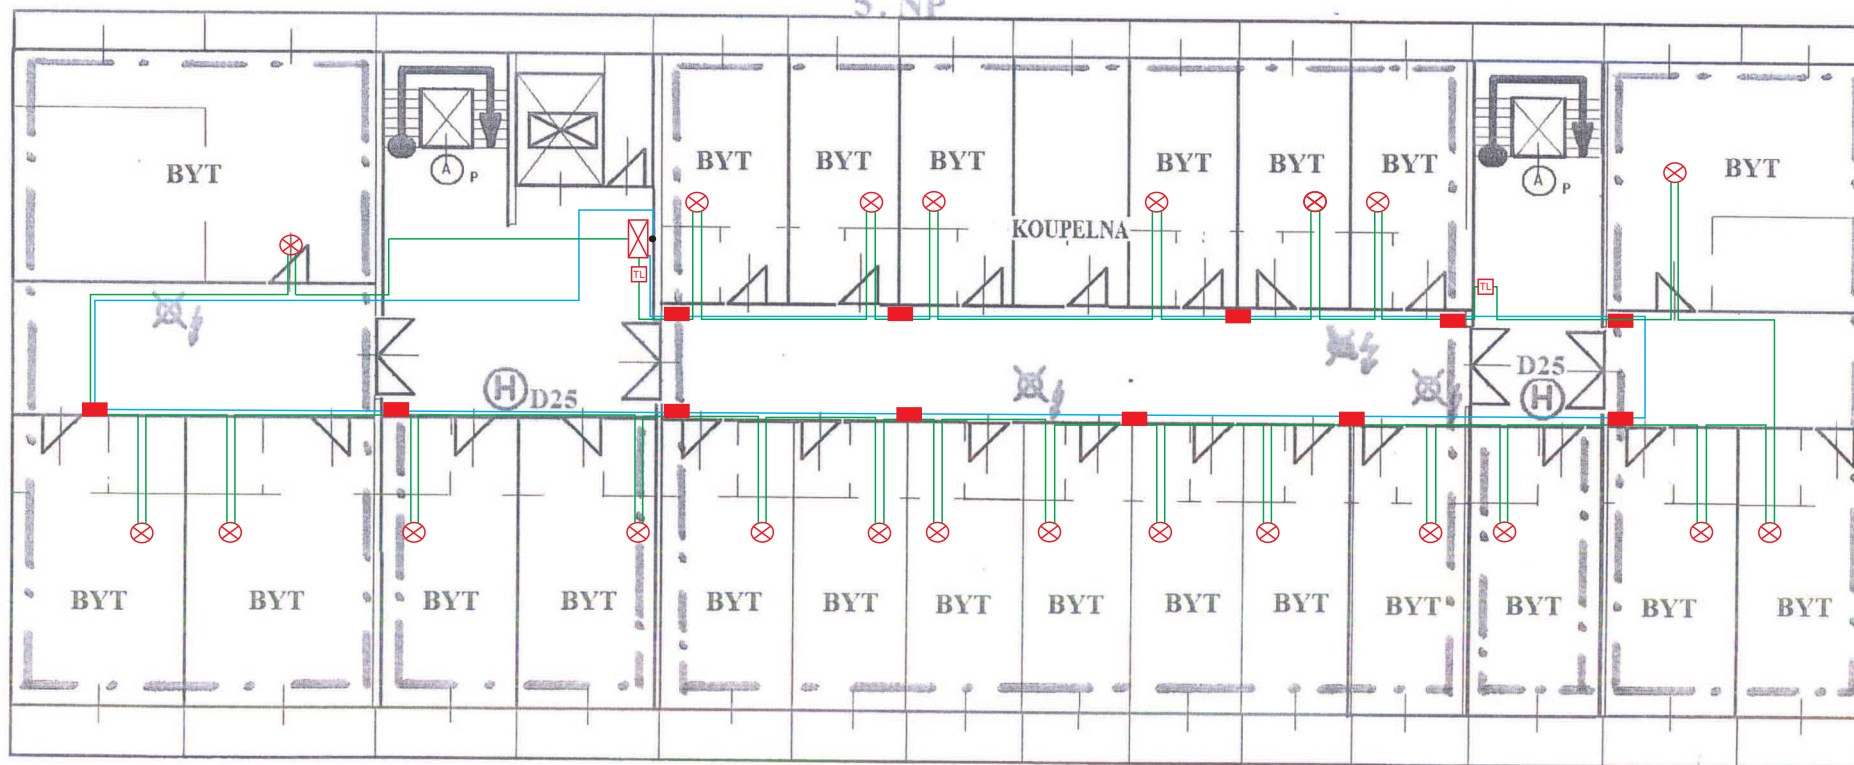


LEGENDA

- | | | | |
|--|-----------------------|--|------------------------|
| | Opticko-kouřové čidlo | | Kabel napájecí pro RKZ |
| | Tlačítkový hlásič | | Kabel pro linku |
| | Krabice RKZ | | Kabel pro sířeny |
| | OC RACK | | Průraz |
| | Akustická sířena | | |

INVESTOR:	Město Nový Jičín	<div><p>K Nemocnici 876/102, 741 01 Nový Jičín Tel.: 556 710 493 www.alsyko.cz</p></div>								
NAVRHL:	Jiří Myslík									
ZOD. PROJ.:	Jiří Myslík									
KRESLIL:	Filip Pokorný									
NÁZEV:	Návrh rozmístění požárních hlásičů napojených do systému PZS DPS ul. U Jičinky 25									
OBSAH:	PŮDORYS 5.NP	<table><tr><td>DATUM:</td><td>BŘEZEN 2018</td></tr><tr><td>ÚČEL:</td><td></td></tr><tr><td>FORMÁT:</td><td>A4</td></tr><tr><td>MĚŘÍTKO:</td><td>VYKRES ČÍSLO 06</td></tr></table>	DATUM:	BŘEZEN 2018	ÚČEL:		FORMÁT:	A4	MĚŘÍTKO:	VYKRES ČÍSLO 06
DATUM:	BŘEZEN 2018									
ÚČEL:										
FORMÁT:	A4									
MĚŘÍTKO:	VYKRES ČÍSLO 06									

DŮM S PEČOVATELSKOU SLUŽBOU
U Jičinky 25
6. NP

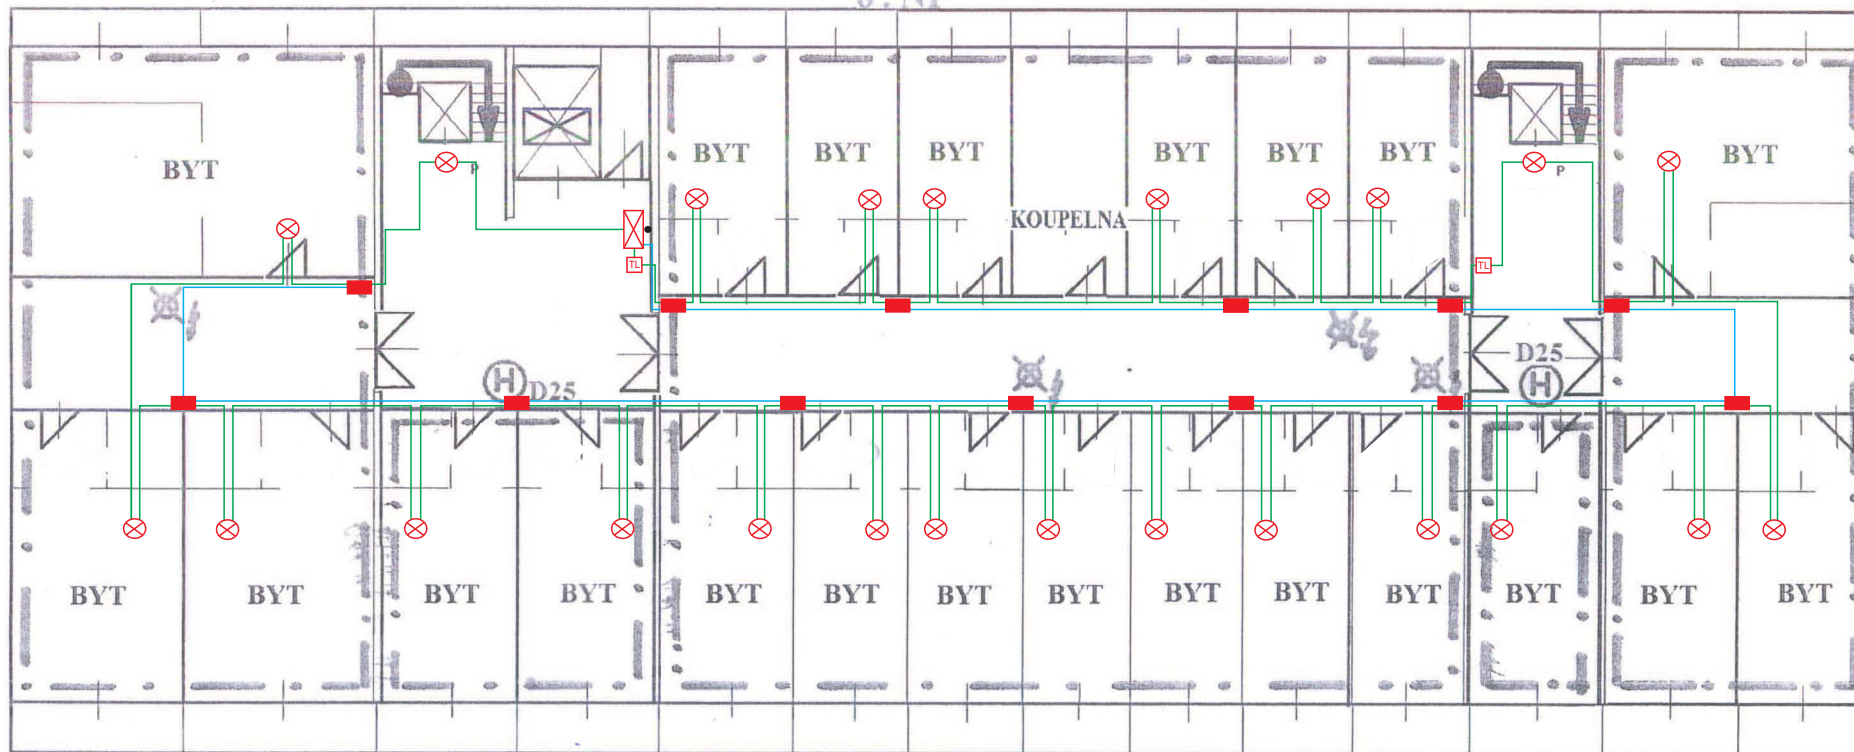

LEGENDA

- Opticko-kouřové čidlo
- Tlačítkový hlásič
- Krabice RKZ
- OC RACK
- Akustická siréna
- Kabel napájecí pro RKZ
- Kabel pro linku
- Kabel pro sirénu
- Průraz

INVESTOR:	Město Nový Jičín	ALSYKO security K Nemocnici 876/102, 741 01 Nový Jičín Tel.: 556 710 493 www.alsyko.cz
NAVRHL:	Jiří Myslík	
ZOD. PROJ.:	Jiří Myslík	
KRESLIL:	Filip Pokorný	
NÁZEV:	Návrh rozmístění požárních hlásičů napojených do systému PZS DPS ul. U Jičinky 25	
OBSAH:	PŮDORYS 6.NP	DATUM: BŘEZEN 2018 ÚČEL: FORMÁT: A4 MĚŘÍTKO: VYKRES ČÍSLO 07